


M 1:1000

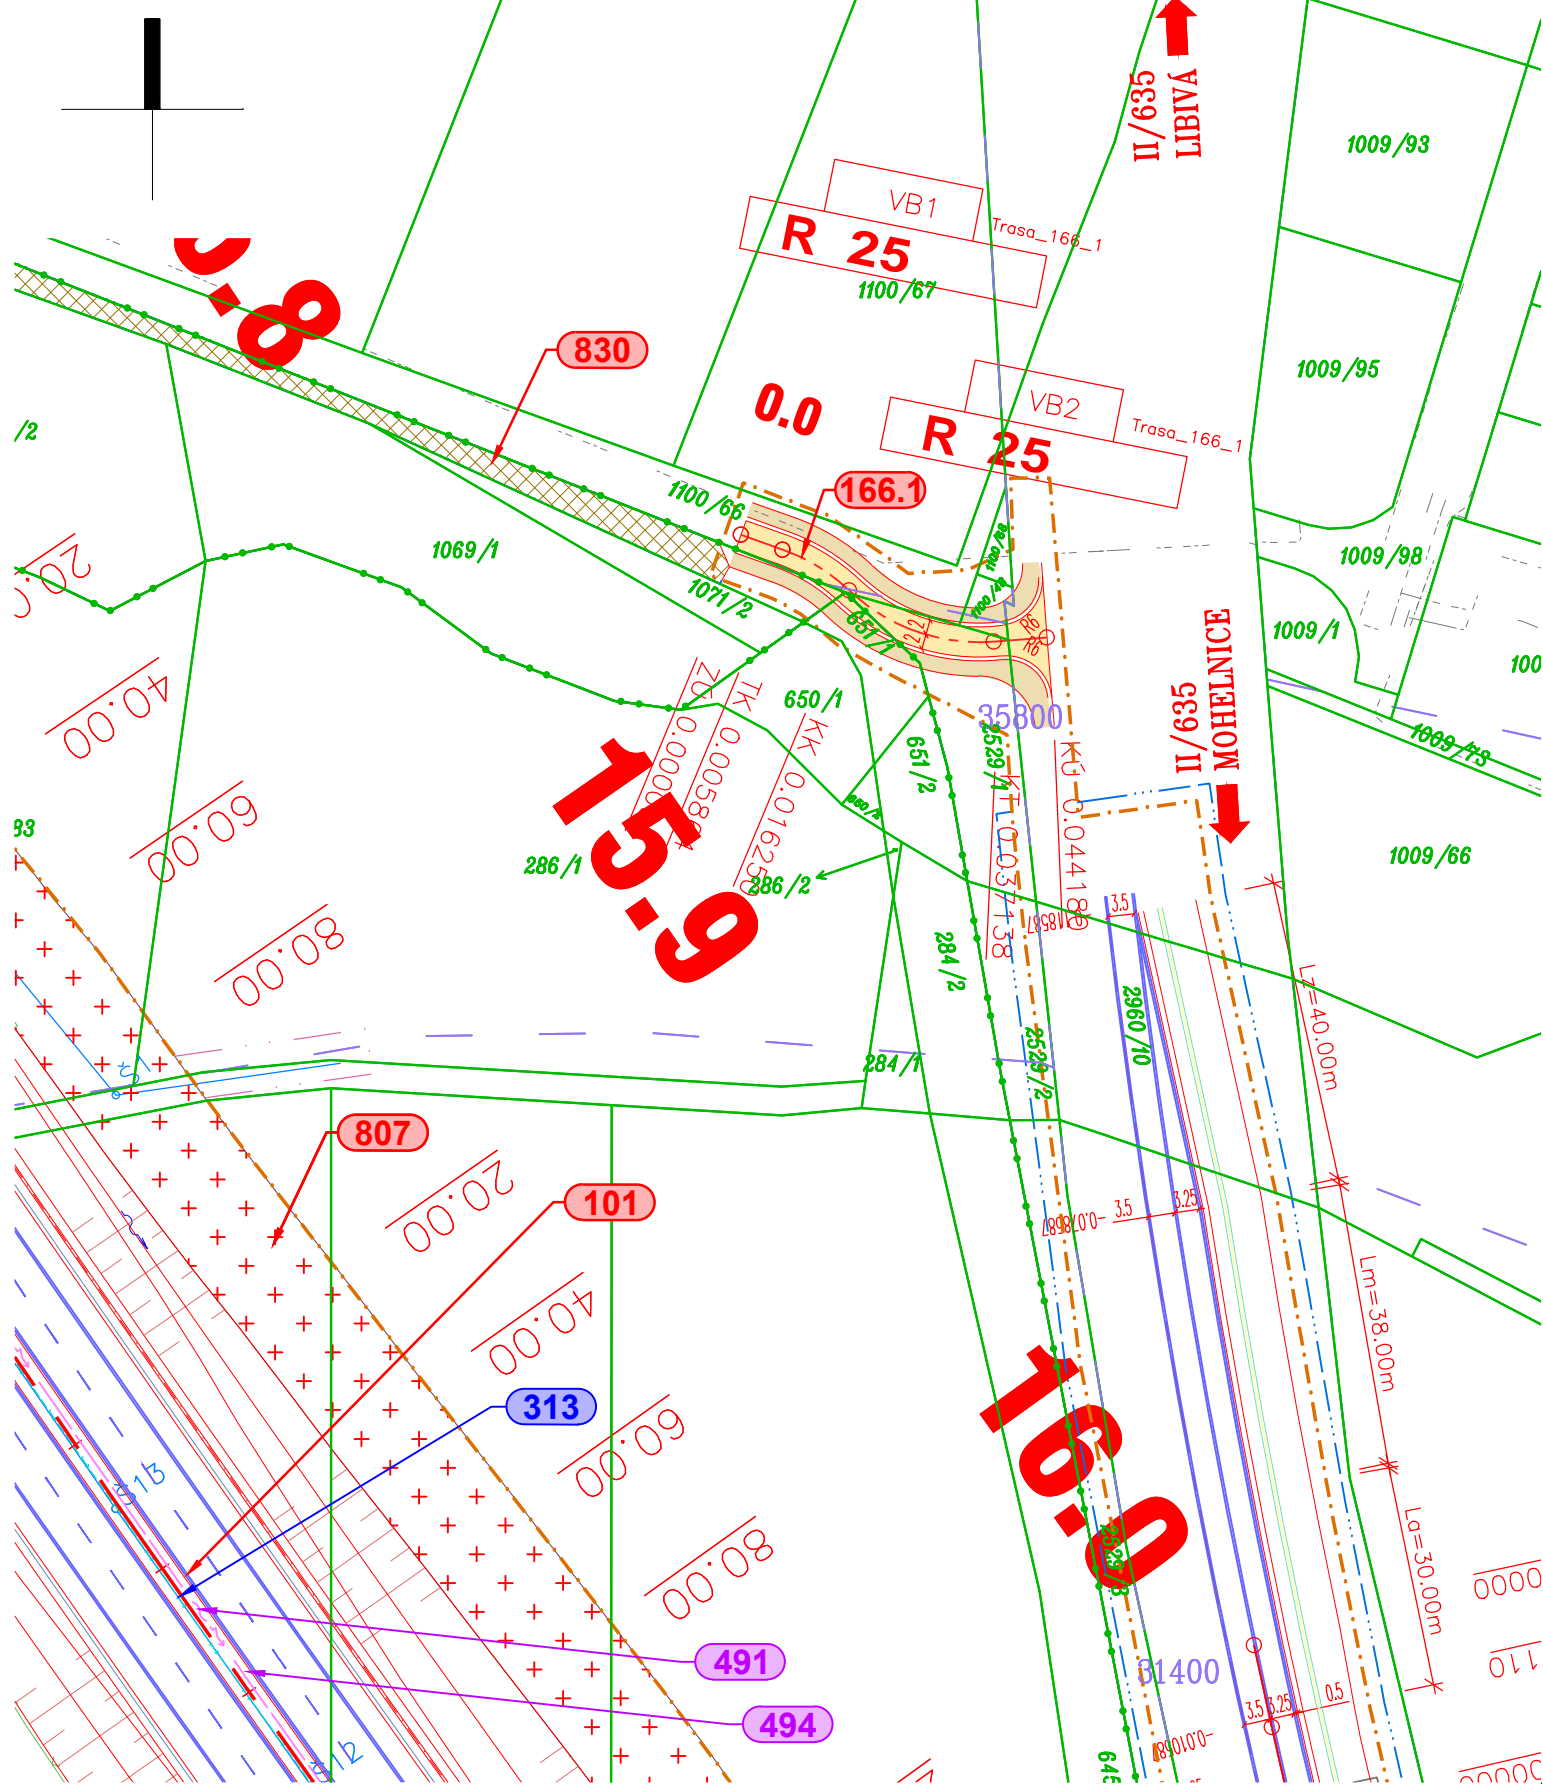

	KANALIZACE
	MELIORACE
	VODOVOD
	PLYN - VYSOKOTLAK
	SDĚLOVACÍ VEDENÍ
	SILOVÉ VEDENÍ NN
	SILOVÉ VEDENÍ VN

OBJEDNATEL PD	 ŘSD ČR ŘEDITELSTVÍ SILNIC A DÁLNIC ČR	ŘEDITELSTVÍ SILNIC A DÁLNIC Na Pankráci 546/56 140 00 Praha 40 IČO: 659 93 390
		Číslo smlouvy: 14PT-000556

ZHOTOVITEL PD		SUDOP GROUP_Velké projekty_RS  VPÚ DECO PRAHA a.s. 		Zastoupené společnosti VPÚ DECO PRAHA a.s. Podbabská 1014/20 160 00 Praha 6 IČO:601 93 280	
		 DOPRAVO PROJEKT BRNO 			

ŘEDITEL ATELIERU		ING. VLADIMÍR NAVRÁTIL		 Kounicova 271/13, 602 00 BRNO	
HLAVNÍ INŽENÝR PROJEKTU		ING. JAN HRACHOVEC			
ZODPOVĚDNÝ PROJEKTANT		ING. IVO KIŠŠ			
VYPRACOVAL		ING. VERONIKA TILLHONOVÁ			
KONTROLOVAL		ING. VLADIMÍR NAVRÁTIL			
NÁZEV AKCE D35 STARÉ MĚSTO - MOHELNICE, DÚR, IČ vč. zaměření ČÁST D.1 STAVEBNÍ ČÁST, D.1.1 OBJEKTY POZEMNÍCH KOMUNIKACÍ OBJEKT SO 166.1 PŘÍSTUPY NA POZEMKY V K.Ú. MOHELNICE, ČÁST 1				DATUM 04/2020 FORMÁT 3 A4 MĚŘÍTKO 1:1000 Č. ZAKÁZKY 19-003-A1-DUR ÚČEL DÚR	
PŘÍLOHA SITUACE				Č. SOUPRAVY ČÁST D.1.1 PŘÍLOHA 166.1.2	
DOKUMENTACE LZE UŽÍVAT POUZE V SMYSLU PŘÍSLUŠNÉ SMLOUVY O DÍLO. VÝKRES, ČI JEHO ČÁST, MŮŽE BÝT KOPIROVÁN NEBO JINÝM ZPŮSOBEM ROZŠÍŘOVÁN POUZE PO PŘEDCHOZÍM SOUHLASU DOPRAVOVÝ PROJEKT BRNO a.s.					

DOKUMENTACI LZE UŽÍVAT POUZE VE SMYSLU PŘÍSLUŠNÉ SMLOUVY O DÍLO. VÝKRES, ČI JEHO ČÁST, MŮŽE BÝT KOPIOVÁN NEBO JINÝM ZPŮSOBEM ROZŠÍŘOVÁN POUZE PO PŘEDCHOZÍM SOUHLASU DOPRAVOPROJEKT BRNO a.s.