


SITUACE

SO 171

M 1:1000

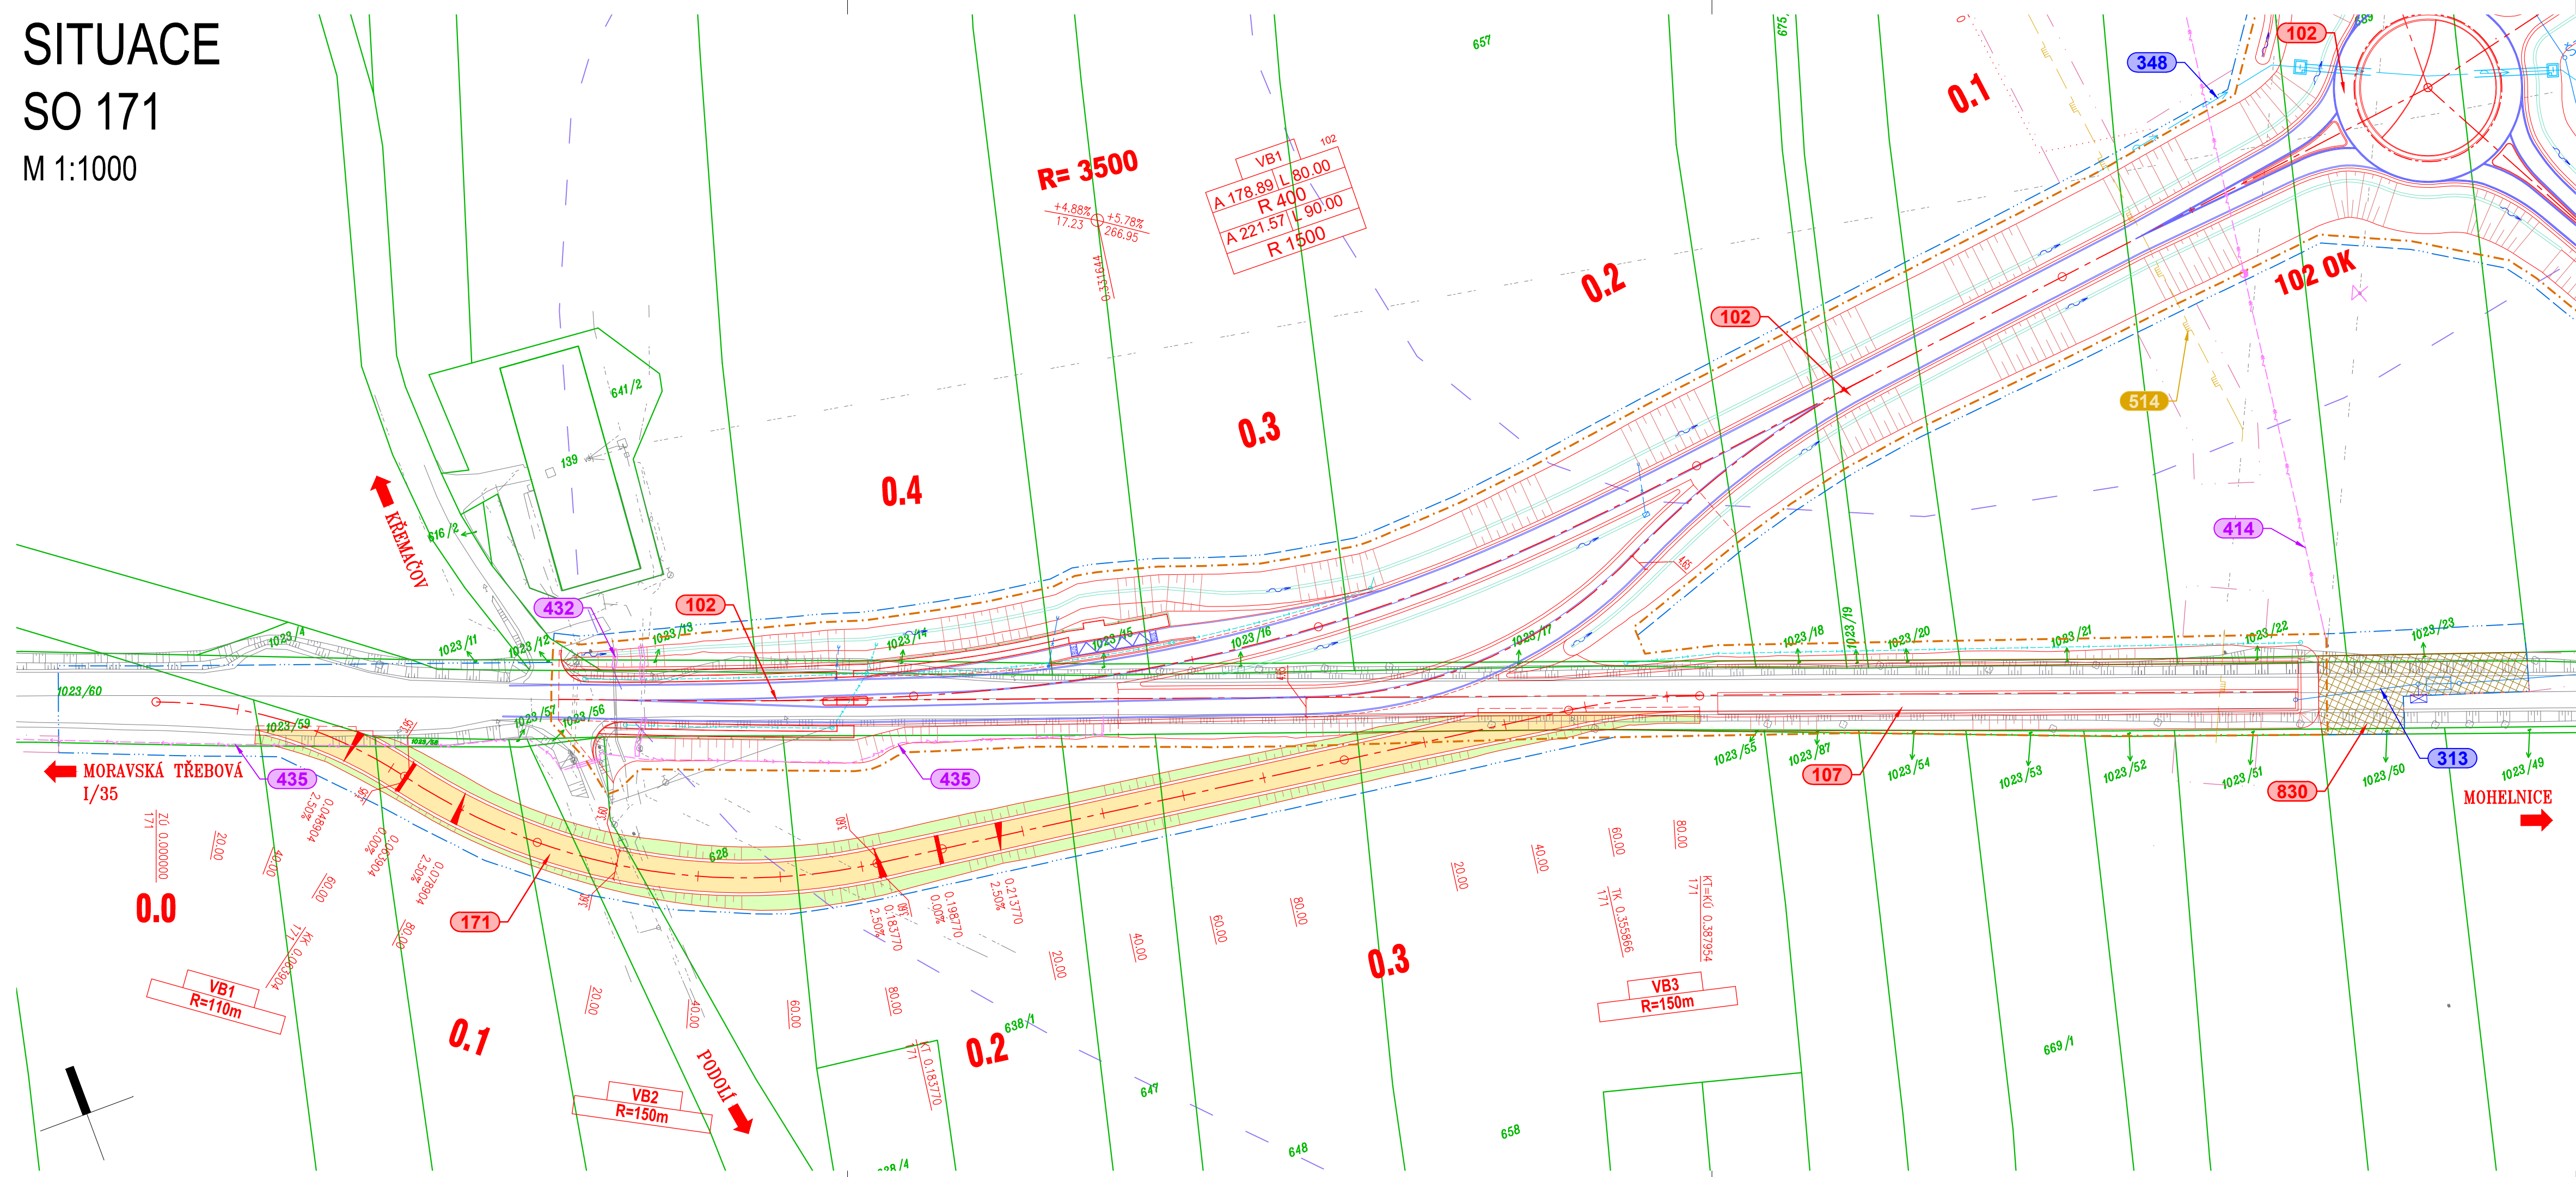

LEGENDA:

LEGENDA ČAR:

- OCHRANNÁ PÁSMA POZEMNÍCH KOMUNIKACÍ
- NAVRHOVANÉ KOMUNIKACE - NOVÝ STAV
- NOVÉ SVAHY SILNIČNÍHO TĚLESA
- STÁVAJÍCÍ STAV
- OCELOVÁ SVODIDLA
- NAVAZUJÍCÍ STAVBY
- VODOROVNÉ DOPRAVNÍ ZNAČENÍ
- PŘÍKOPOVÁ TVÁRNICE
- DRENÁŽ / DRENÁŽNÍ ŠACHTICE
- VSAKOVACÍ ŽEBRA
- OPLOCENÍ
- ZÁBRADLÍ
- PROTILUKOVÁ STĚNA

ČÍSLO STAVEBNÍHO OBJEKTU

- 101 HORSKÁ VPUSŤ
- 301 LAPAČ SPLAVENIN
- 414 ULIČNÍ VPUSŤ
- 432 SMĚR TOKU
- 435 PŘÍČNÝ SKLON VOZOVKY
- 641 HHRANICE PARCEL KN
- 644 MOHELNICE
- 647 HHRANICE KATASTRÁLNÍCH ÚZEMÍ
- 648 TRVALÝ ZÁBOR
- 651 DOČASNÝ ZÁBOR DO 1 ROKU
- 652 DOČASNÝ ZÁBOR NAD 1 ROK
- 653 BPEJ
- 654 SILNIČNÍ OCHRANNÉ PÁSMA
- 655 HLAVNÍ VRSTEVNICE
- 656 VEDLEJŠÍ VRSTEVNICE

LEGENDA PLOCH:

- ASFALTOVÁ VOZOVKA
- ZÁRUBNÍ A OPĚRNÉ ZDI
- NEZPEVNĚNÁ VOZOVKA
- ZÁMKOVÁ DLAŽBA - CHODNÍK
- ZÁMKOVÁ DLAŽBA - RELIEFNÍ
- ZÁMKOVÁ DLAŽBA - POJÍZDNÁ
- ZVÝŠENÉ DOPRAVNÍ OSTRŮVKY
- KÁMEN DO BET. LOŽE
- NÁSYP
- TERÉNNÍ ÚPRAVY
- VÝKOP
- REKULTIVACE
- REKULTIVACE DOČASNÉHO ZÁBORU
- VEGETAČNÍ ÚPRAVY
- PLOCHY ZAŘÍZENÍ STAVENIŠTĚ A SKLÁDKY
- PŘEDPOKLÁDANÝ PRŮBĚH STÁVAJÍCÍ SIL. I/44

INŽENÝRSKÉ SÍTĚ STÁVAJÍCÍ

- KANALIZACE
- VODOVOD
- PLYN - VYSOKOTLAK
- SDĚLOVACÍ VEDENÍ
- SILOVÉ VEDENÍ NN
- SILOVÉ VEDENÍ VN

INŽENÝRSKÉ SÍTĚ NOVÉ

- KANALIZACE
- MELIORACE
- VODOVOD
- PLYN - VYSOKOTLAK
- SDĚLOVACÍ VEDENÍ
- SILOVÉ VEDENÍ NN
- SILOVÉ VEDENÍ VN

ČÁST D

VÝŠKOVÝ SYSTÉM BpV

SOUŘADNICOVÝ SYSTÉM S-JTSK

OBJEDNATEL PD

ŘSD ČR
ŘEDITELSTVÍ SILNIC A DÁLNIC

ŘEDITELSTVÍ SILNIC A DÁLNIC
Na Pankráci 546/56
140 00 Praha 40
IČO: 659 93 390

Číslo smlouvy: 14PT-000556

ZHOTOVITEL PD

SUDOP GROUP_Velké projekty_RS
DOPRAVOPROJEKT BRNO

Zastoupené společností
VPÚ DECO PRAHA a.s.
Podbabská 1014/20
160 00 Praha 6
IČO: 601 93 280

HLAVNÍ INŽENÝR PROJEKTU

PUDIS

SUDOP PRAHA

ING. JAN HRACHOVEC

| | | | |
|-------------------------|--|-------------------------------|---------------|
| ŘEDITEL ATELIERU | ING. VLADIMÍR NAVRÁTIL | DOPRAVOPROJEKT BRNO | |
| HLAVNÍ INŽENÝR PROJEKTU | ING. JAN HRACHOVEC | | |
| ZODPOVĚDNÝ PROJEKTANT | ING. IVO KIŠŠ | Kounicova 271/13, 602 00 BRNO | |
| VYPRACOVAL | ING. MARTIN VENCL | DATUM | 04/2020 |
| KONTROLOVAL | ING. VLADIMÍR NAVRÁTIL | FORMÁT | x A4 |
| NÁZEV AKCE | D35 STARÉ MĚSTO - MOHELNICE, DŮR, IČ vč. zaměření | MĚŘÍTKO | 1:1000 |
| ČÁST | D.1 STAVEBNÍ ČÁST, D.1.1 OBJEKTY POZEMNÍCH KOMUNIKACÍ | Č. ZAKÁZKY | 19-003-A1-DUR |
| OBJEKT | SO 171 PROVIZORNÍ KOMUNIKACE NA SIL. I/35 - ČÁST I. | ÚČEL | DŮR |
| PŘÍLOHA | SITUACE | Č. SOUPRAVY | ČÁST |
| | | | D.1.1 |
| | | PŘÍLOHA | 171.2 |

DO KONTAKTU LZE UŽÍVAT POUZE VE SMYSLU PŘÍSLUŠNÉ SMLOUVY O DÍLO. VÝKRES, CI JEHO ČÁST, MŮŽE BYT KOPÍROVÁN NEBO JINÝM ZPŮSOBEM ROZŠŘOVÁN POUZE PO PŘEDCHOZÍM SOUHLASÍ DOPRAVOPROJEKT BRNO s.s.