


SO 201 - MOST NA D35 V KM 0,117 V MÚK STARÉ MĚSTO - VÝCHOD (KM 91,787)

POHLED 1-1: SITUACE

M 1:500

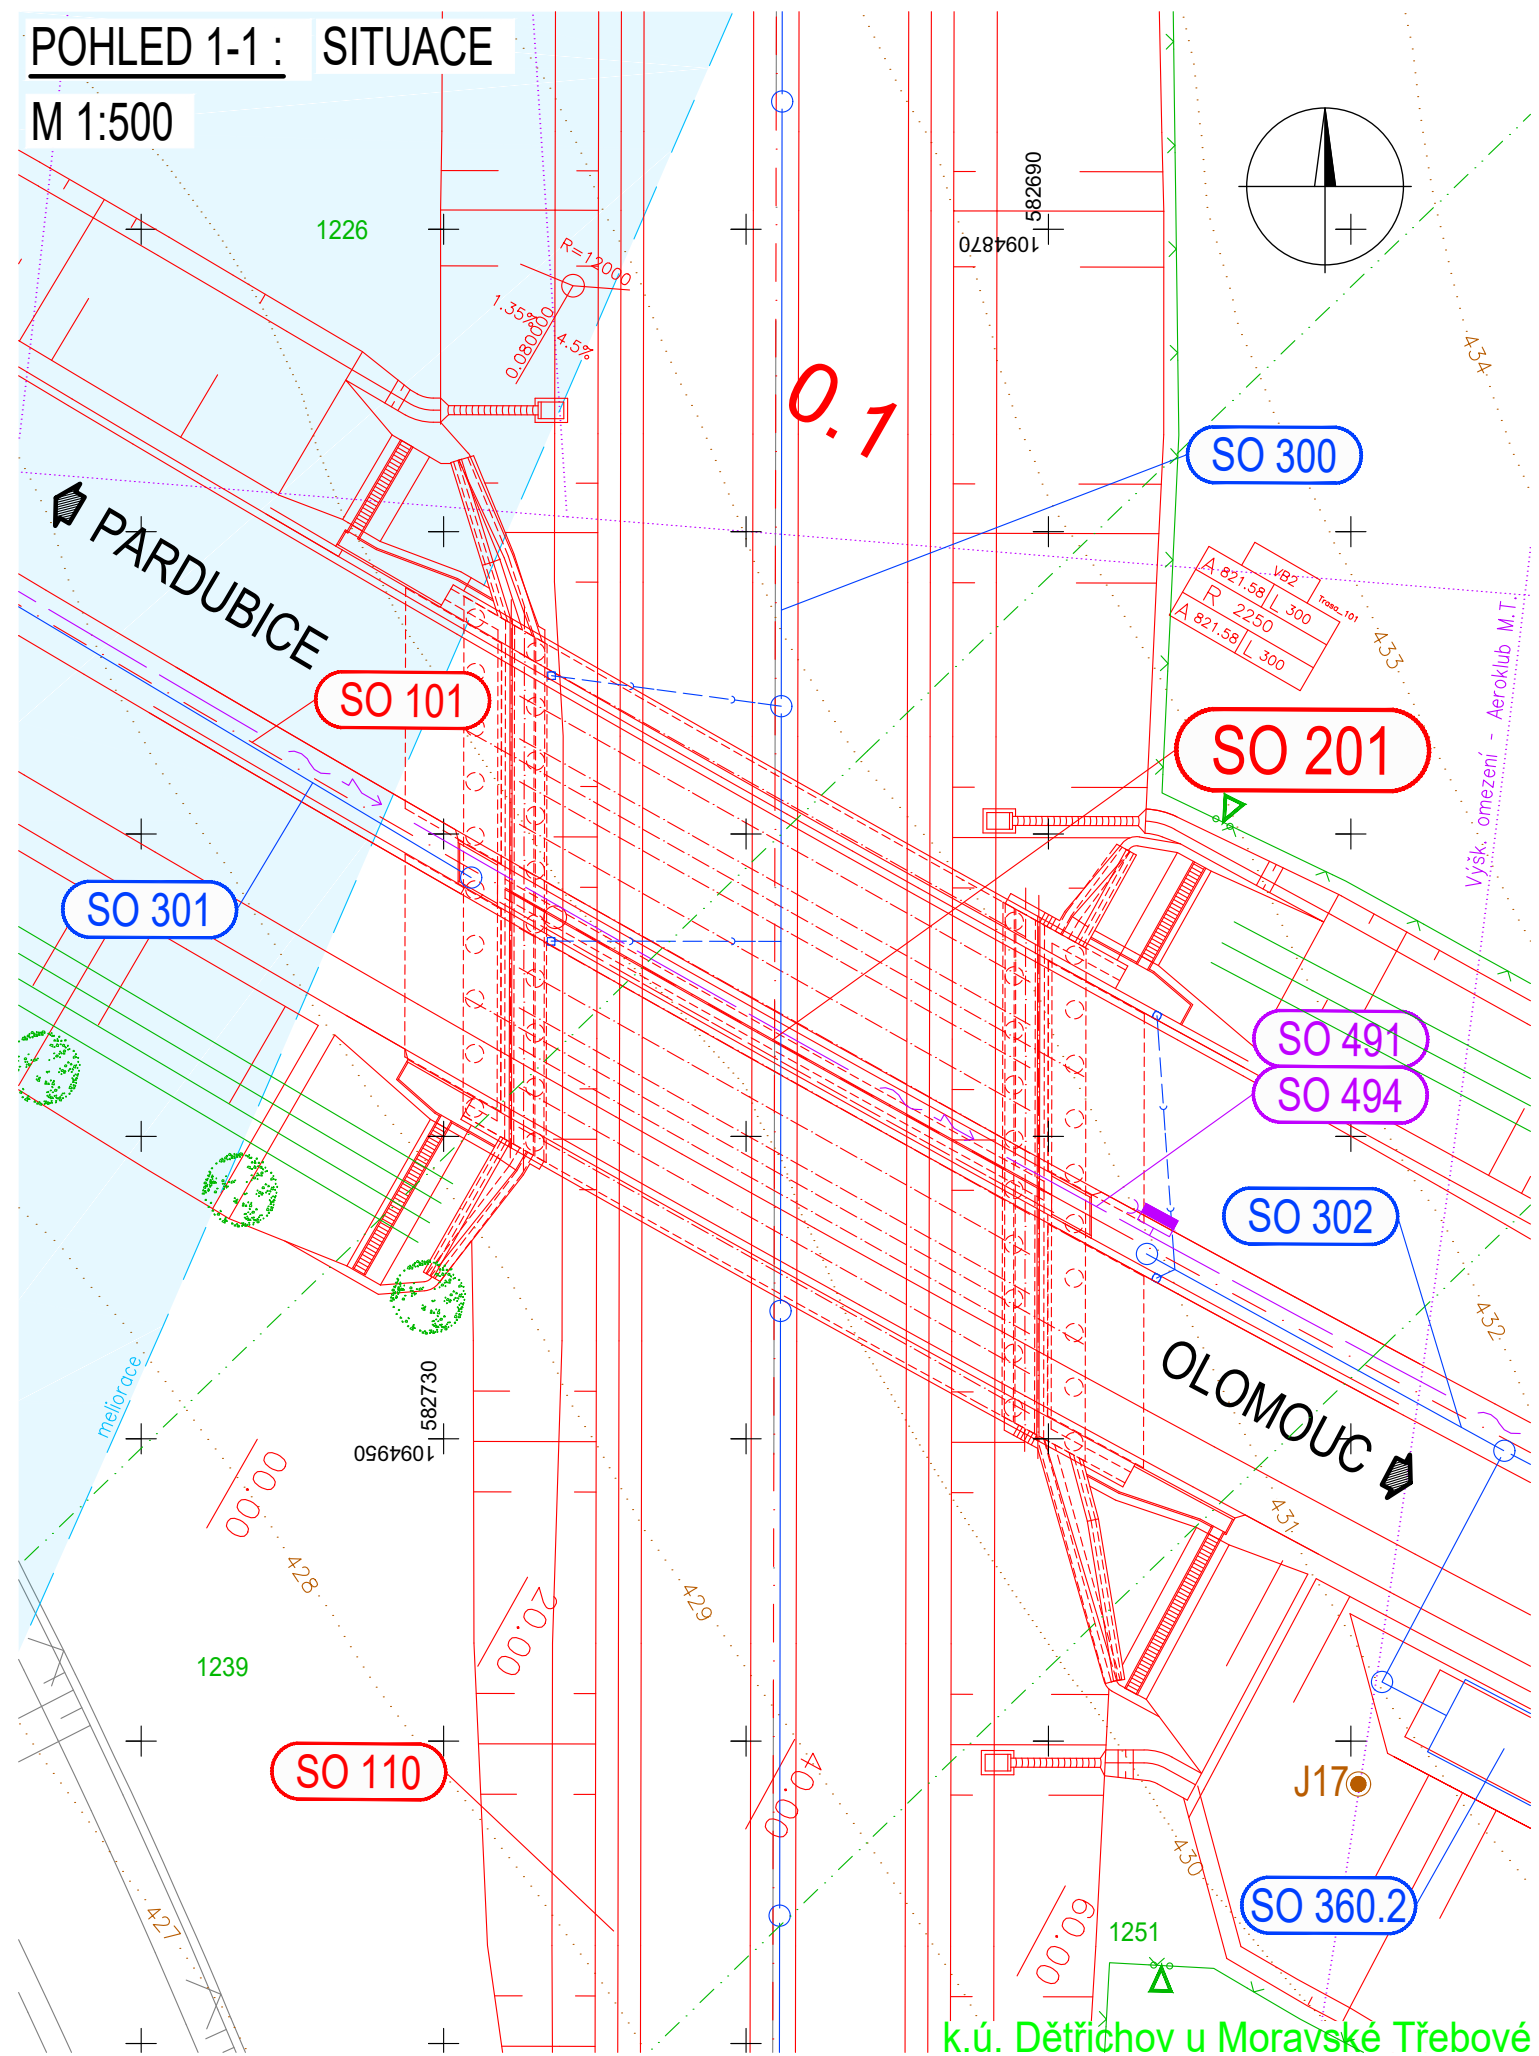

SEZNAM SOUVISEJÍCÍCH STAVEBNÍCH OBJEKTŮ

ŘADA 000 OBJEKTY PŘÍPRAVY STAVENIŠTĚ

SO 020 Příprava území

ŘADA 100 OBJEKTY POZEMNÍCH KOMUNIKACÍ

SO 101 Dálnice D35 Hlavní trasa

SO 110 MÚK Staré Město

ŘADA 300 VODOHOSPODÁŘSKÉ OBJEKTY

SO 300 Kanalizace na přivaděči I/35

SO 301 Kanalizace na D35 v km 0,000 - 0,100

SO 302 Kanalizace na D35 v km 0,140 - 1,364

SO 360.2 Dešťová usazovací nádrž v km 0,200

ŘADA 400 ELEKTRO A SDĚLOVACÍ OBJEKTY

SO 491 Systém DIS-SOS - kabelové vedení

SO 494 Systém DIS-SOS - trubky pro optické kabely

ŘADA 800 OBJEKTY ÚPRAVY ÚZEMÍ

SO 801 Vegetační úpravy D35

SO 820 Úpravy ploch skládek a zařízení staveniště

SO 860 Oplocení dálnice

LEGENDA ČAR:

— HRANICE PARCEL KN

— HRANICE KÚ

— VRSTEVNICE

SO 201 ČÁST D

VÝŠKOVÝ SYSTÉM Bpv

SOUŘADNICOVÝ SYSTÉM S-JTSK

OBJEDNATEL PD



ŘEDITELSTVÍ SILNIC A DÁLNIC
Na Pankráci 546/56
140 00 Praha 40
IČO: 659 93 390

Číslo smlouvy: 14PT-000556

ZHOTOVITEL PD

SUDOP GROUP_Velké projekty_RS



Zastoupené společností
PUDIS a.s.
Podbabská 1014/20
160 00 Praha 6
IČO: 452 72 891



HLAVNÍ INŽENÝR PROJEKTU

ING. JAN HRACHOVEC

PROJEKTOVÁ, PRŮZKUMNÁ A KONZULTAČNÍ ORGANIZACE

tel.: +420 267 004 111
PUDIS a.s., PODBABSKÁ 1014/20, 160 00 PRAHA 6

info@pudis.cz
www.pudis.cz



PROJEKTANT	VYPRACOVAL	KONTROLA	HIP
Ing. Petr Melzoch	Ing. Josef Bajtek	Ing. Miroslav Kroupar	Ing. Jan Hrachovec

AKCE D35 STARÉ MĚSTO – MOHELNICE, DŮR, IČ vč. zaměření

ČÁST D.1 STAVEBNÍ ČÁST, D.1.2 MOSTNÍ OBJEKTY A ZDI

OBJEKT SO 201 – MOST NA D35 V KM 0,117 V MÚK STARÉ MĚSTO – VÝCHOD

OBSAH PŘÍLOHY SITUACE

ČÍSLO ZAKÁZKY 1-0603-00/10

DOKUMENTACE DŮR

MĚŘÍTKO 1:500

DATUM 04.2020

POČET FORMÁTŮ 3x44

ČÁST	ČÍSLO PŘÍLOHY	ČÍSLO KOPIE
D.1.2	201.2	
KÓD		

DOKUMENTACI LZE UŽÍVAT POUZE VE SMYSLU PŘÍSLUŠNÉ SMLOVY O DÍLO. VÝKRES, ČI JEHO ČÁST, MŮŽE BÝT KOPÍROVÁN NEBO JINÝM ZPŮSOBEM ROZŠÍŘOVÁN POUZE PO PŘEDCHOZÍM SOUHLASÍ PUDIS a.s.