


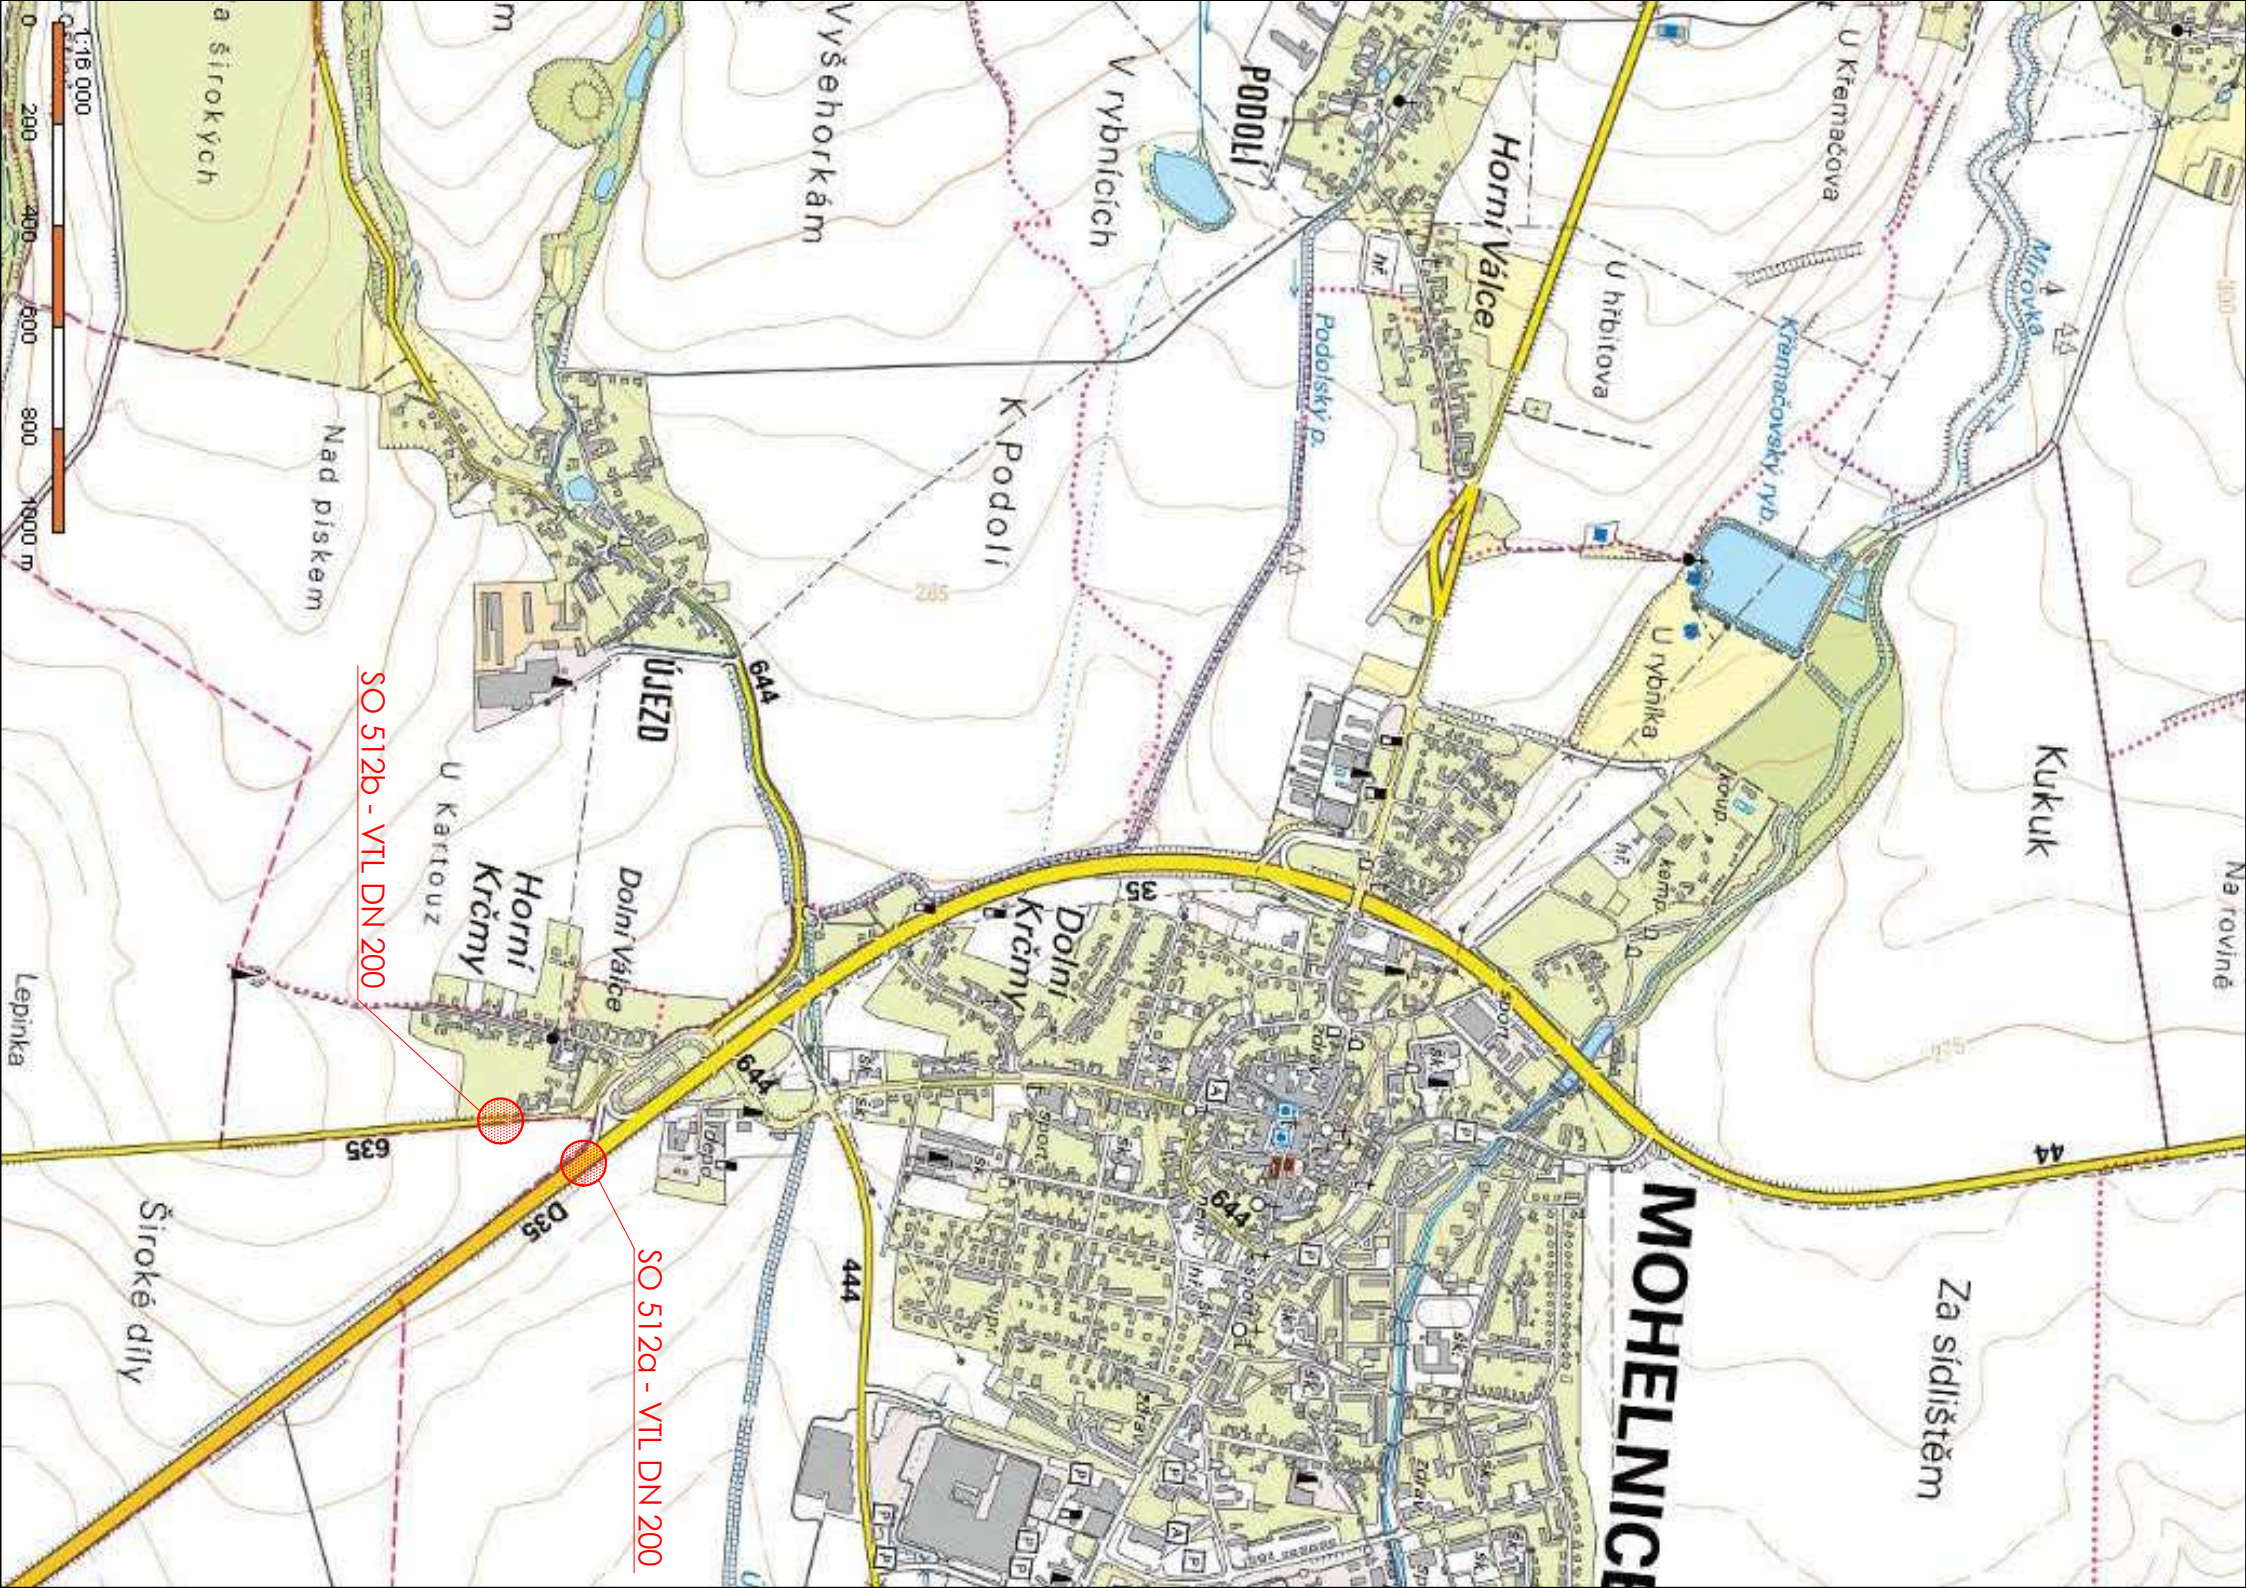

ČÁST D

VÝŠKOVÝ SYSTÉM BpV

SOUŘADNICOVÝ SYSTÉM S-JTSK

OBJEDNATEL PD



ŘEDITELSTVÍ SILNIC A DÁLNIC ČR

ŘEDITELSTVÍ SILNIC A DÁLNIC
Na Pankráci 546/56
140 00 Praha 40
IČO: 659 93 390

Číslo smlouvy: 14PT-000556

ZHOTOVITEL PD

SUDOP GROUP _Velké projekty_ RS



VPÚ DECO PRAHA a.s.



Zastoupené společnosti
VPÚ DECO PRAHA a.s.
Podbabská 101/4/20
160 00 Praha 6
IČO: 601 93 280

HLAVNÍ INŽENÝR PROJEKTU

ING. JAN HRACHOVEC



ŘEDITEL ATELIERU

MARTIN BUČEK

HLAVNÍ INŽENÝR PROJEKTU

ING. JAN HRACHOVEC

ZODPOVĚDNÝ PROJEKTANT

ING. P. MIČUNEK

VYPRACOVAL

ING. P. MIČUNEK

KONTROLOVAL

ING. VLADIMÍR NAVRÁTIL

NÁZEV AKCE

D35 STARÉ MĚSTO - MOHELNICE, DÚR, IČ VČ. zaměření

ČÁST

D.1 STAVEBNÍ ČÁST, D.1. MOSTNÍ OBJEKTY A ZDI

OBJEKT

512 - PŘELOŽKA VTL PL YNOVODU DN200 v km 17,184

PŘÍLOHA

PŘEHLEDNÁ SITUACE

DOKUMENTACI LZE UŽÍVAT POUZE VE SMYSLU PŘÍSLUŠNÉ SMLOUVY O DÍLO, VYKRES, ČI JEHO ČÁSTI, MOŽE BÝT KOPÍROVÁN NEBO JINAK ZPŮSOBEM ROZŠÍŘOVÁN POUZE PO PŘEDCHOZÍM SOUHLASU DOPRAVOPROJEKT BRNO a.s.



DATUM 04/2020

FORMÁT 2 x A4

MĚŘÍTKO 1:25 000

Č. ZAKÁZKY 19-003-A1-DUR

ÚČEL DÚR

Č. SOUPRAVY ČÁST PŘÍLOHA

D.1.9 512.2