

**SO 101 SITUACE - část 8**  
M 1:2000

**LEGENDA:**

- VOZOVKA HLAVNÍ TRASY  
ASFALTOVÝ KRYT
- VÝKOP
- NÁSPY
- NOVÉ HRANÝ
- HRANÝ ZAMĚŘENÍ
- HRANÝ KATASTRU

**LEGENDA PŘELOŽEK IS:**


- SYSTÉM DIS-SOS-KABELOVÉ VEDENÍ
- SYSTÉM DIS-SOS-KABELOVÉ VEDENÍ
- SYSTÉM DIS-SOS-TRUBKY PRO DPT. K.
- PŘELOŽKA SILOVÉHO NN
- VEDENÍ VN
- DÁLNIČNÍ KANALIZACE
- PŘELOŽKA VODOVODU

**LEGENDA STÁVAJÍCÍCH IS:**

- SĚLOVACÍ SPOJOVÉ NADZEMNÍ
- SĚLOVACÍ SPOJOVÉ PODZEMNÍ
- SILOVÉ NN NADZEMNÍ
- SILOVÉ NN PODZEMNÍ
- SILOVÉ VN NADZEMNÍ
- SILOVÉ VN PODZEMNÍ
- PLYN NTL PODZEMNÍ
- PLYN STL PODZEMNÍ
- PLYN VTL PODZEMNÍ
- KANALIZACE DEŠŤOVÁ PODZEMNÍ
- KANALIZACE SPLASKOVÁ PODZEMNÍ
- KANALIZACE JEDNOTNÁ PODZEMNÍ
- VODOVOD FITNÁ PODZEMNÍ
- VODOVOD UŽITKOVÁ PODZEMNÍ
- AREÁL ODVODNĚNÍ

**LEGENDA VEGETAČNÍCH ÚPRAV :**

- SKUPINY MENŠÍCH KEŘŮ  
1/K - x/K
- SKUPINY STROMŮ  
xx/S - xxx/S
- VICEPATROVÉ POROSTY KEŘŮ  
xxxx/P - xxxxx/P
- POPIŠ DRUHŮ DŘEVIN

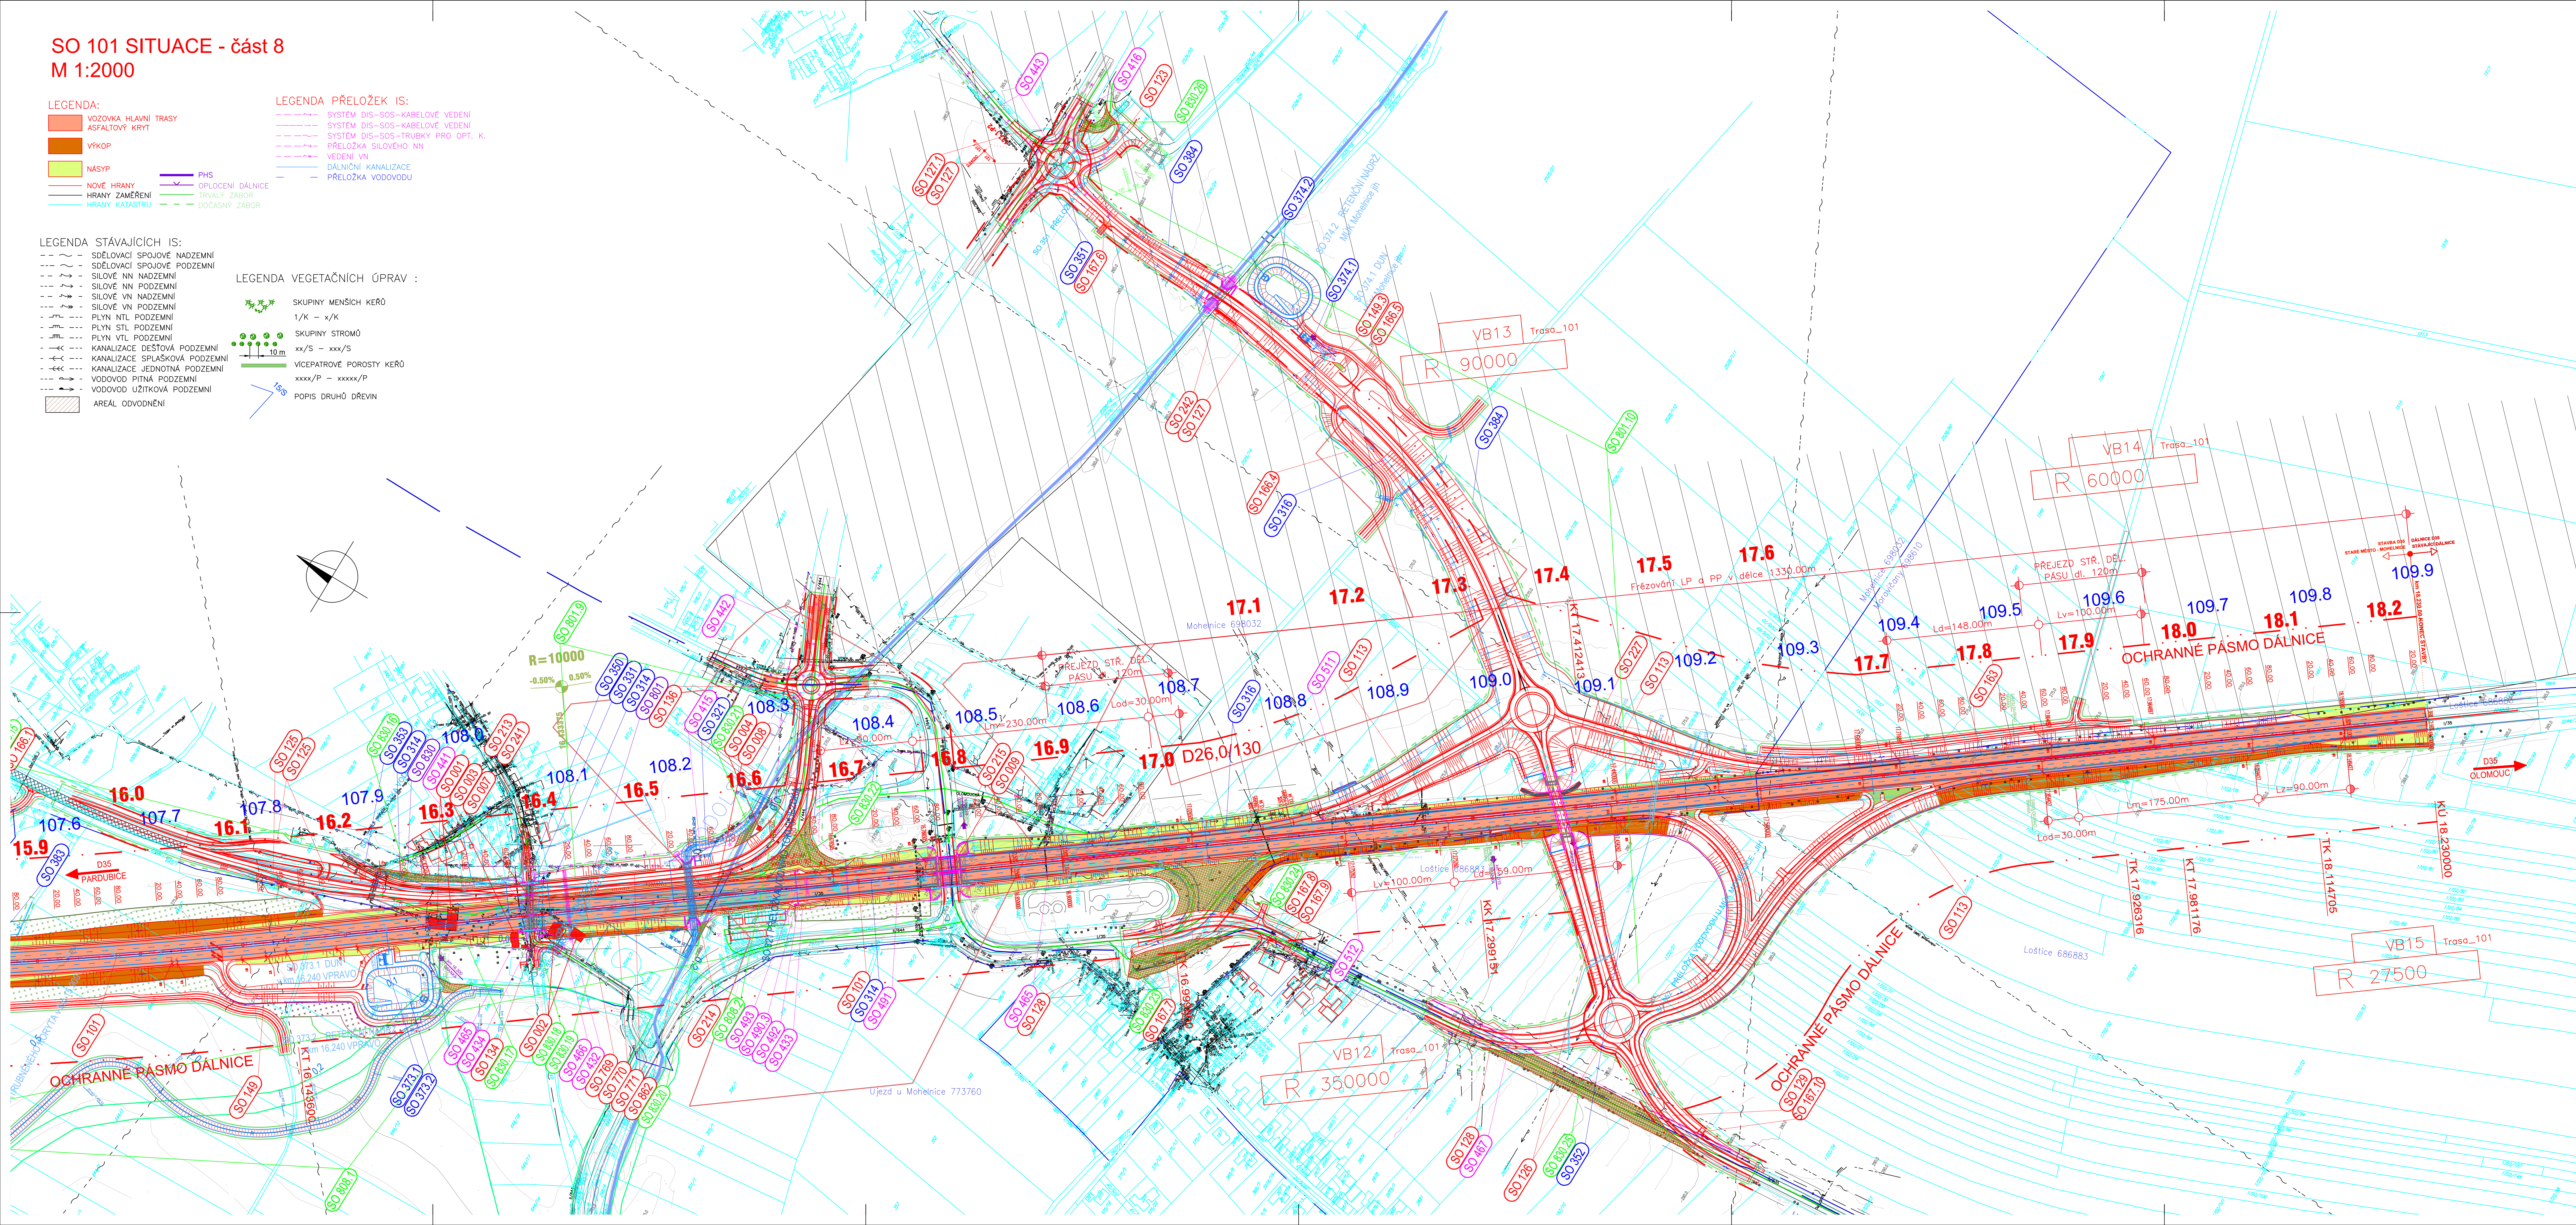

**ČÁST D**

VÝŠKOVÝ SYSTÉM Bpv SOUŘADNICOVÝ SYSTÉM S-JTSK

OBEDNATEL PD	<b>ŘSD ČR</b> ŘEŠITELSTVÍ SILNIC A DÁLNIC	REKONSTRUKCE SILNIC A DÁLNIC Na Pankraci 546 956 140 00 Praha 4 IČO: 659 93 390 Číslo směrnice: 14PT-00556
--------------	--	--

ZHOTOVITEL PD	<b>SUDOP GROUP</b> Veliké projekty_RS SUDOP PRAHA a.s. PUDIS SUDOP PRAHA	Zastoupení společnosti PUDIS a.s. Podbabská 1014/20 140 00 Praha 4 IČO: 452 72 891 ING. JAN HRACHOVEC
---------------	---	--

REDITEL ATELÉRŮ HLAVNÍ INŽENÝR PROJEKTU ZODPOVĚDNÝ PROJEKTANT VYPRACOVAL KONTROLOVAL	ING. VLADIMÍR NAVRÁTIL ING. JAN HRACHOVEC ING. IVO KŘÍŽ ING. MARTIN VEJEL ING. VLADIMÍR NAVRÁTIL	DOPRAVOPROJEKT BRNO Kounicova 27/113, 602 00 BRNO
MS D35 STARÉ MĚSTO – MOHELNICE, DŮR, IČ VČ. ZAMĚŘENÍ D.1 STAVEBNÍ ČÁST, D.1.1 OBJEKTY POZEMNÍCH KOMUNIKACÍ SO 101 – DÁLNIČNÍ D35 HLAVNÍ TRASA	ČÍSLO ZAKÁZKY 1-0603-00/10 DOKUMENTACE DGR MĚŘÍTKO 1:2000 DATUM 04.2020 POČET FORMÁTŮ 14x44	ČÍSLO PRŮBĚHU D.1.1 101.2.8
OSAH PRŮBĚHU SITUACE – ČÁST 8	ČÍSLO PRŮBĚHU D.1.1 101.2.8	POČET FORMÁTŮ: 3x4