

SO 762.2 SITUACE M 1:1000

LEGENDA:

- VOZOVKA HLAVNÍ TRASY
ASFALTOVÝ KRYT
- PŘÍSTUPOVÉ KOMUNIKACE
ASFALTOVÝ KRYT
- POLNÍ CESTY
- VÝKOP
- NÁSYP
- NOVÉ HRANY
- HRANY ZAMĚŘENÍ
- HRANY KATASTRU
- PHS


LEGENDA PŘELOŽEK IS:

- SYSTÉM DIS-SOS-KABELOVÉ VEDENÍ
- SYSTÉM DIS-SOS-KABELOVÉ VEDENÍ
- SYSTÉM DIS-SOS-TRUBKY PRO OPT. KABELY
- PŘELOŽKA SILOVÉHO NN
- PŘÍPOJKA VEDENÍ VN
- PŘELOŽKA VEDENÍ VN
- DÁLNIČNÍ KANALIZACE
- PŘELOŽKA VODOVODU

Starý

LEGENDA STÁVAJÍCÍCH IS:

- SDĚLOVACÍ SPOJOVÉ NADZEMNÍ
- SDĚLOVACÍ SPOJOVÉ PODZEMNÍ
- SILOVÉ NN NADZEMNÍ
- SILOVÉ NN PODZEMNÍ
- SILOVÉ VN NADZEMNÍ
- SILOVÉ VN PODZEMNÍ
- PLYN NTL PODZEMNÍ
- PLYN STL PODZEMNÍ
- PLYN VTL PODZEMNÍ
- KANALIZACE DEŠŤOVÁ PODZEMNÍ
- KANALIZACE SPLAŠKOVÁ PODZEMNÍ
- KANALIZACE JEDNOTNÁ PODZEMNÍ
- VODOVOD PITNÁ PODZEMNÍ
- VODOVOD UŽITKOVÁ PODZEMNÍ
- AREÁL ODVODNĚNÍ

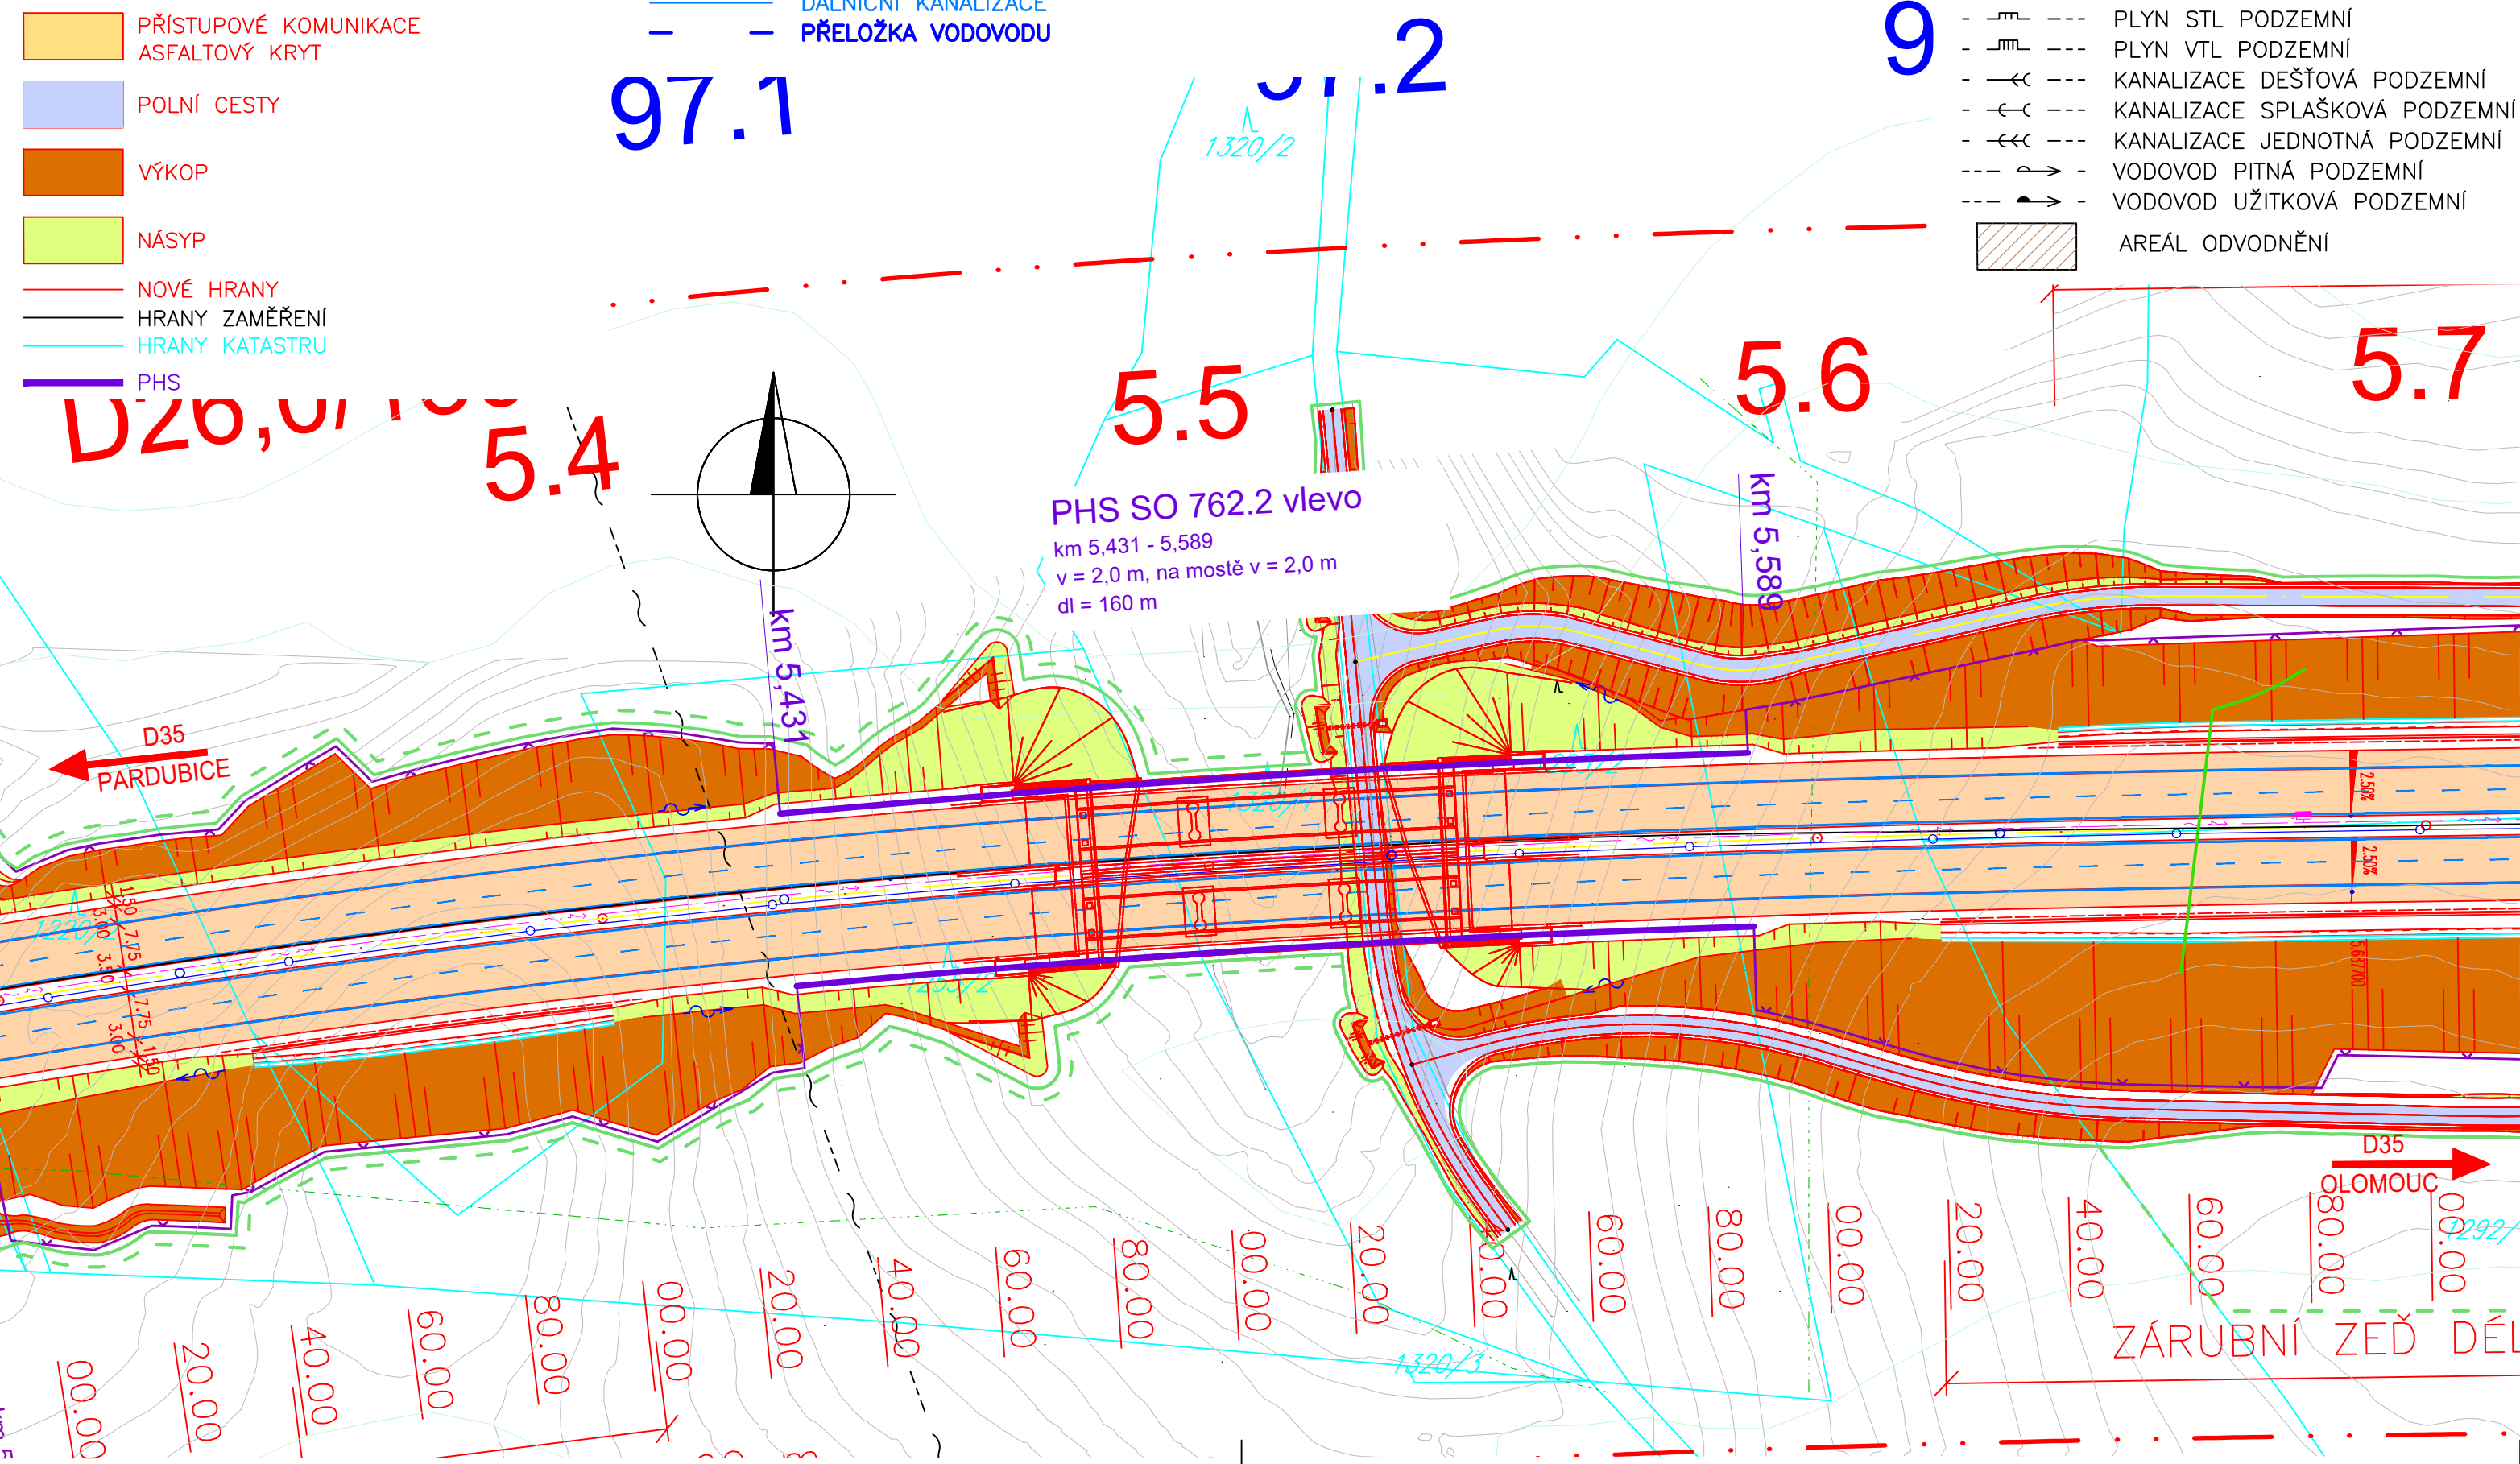

ČÁST D

VÝŠKOVÝ SYSTÉM Bpv

SOUŘADNICOVÝ SYSTÉM S-JTSK

OBJEDNATEL PD



ŘEDITELSTVÍ SILNIC A DÁLNIC
Na Pankráci 546/56
140 00 Praha 40
IČO: 659 93 390

Číslo smlouvy: 14PT-000556

ZHOTOVITEL PD

SUDOP GROUP_Velké projekty_RS



Zastoupené společností
PUDIS a.s.
Podbabská 1014/20
160 00 Praha 6
IČO:452 72 891



HLAVNÍ INŽENÝR PROJEKTU

ING. JAN HRACHOVEC

PROJEKTOVÁ, PRŮZKUMNÁ A KONZULTAČNÍ ORGANIZACE

tel.: +420 267 004 111
PUDIS a.s., PODBABSKÁ 1014/20, 160 00 PRAHA 6

info@pudis.cz
www.pudis.cz



PROJEKTANT	VYPRACOVAL	KONTROLA	HIP
Ing. Markéta FOUSOVÁ	Ing. Barbora HETZEROVÁ	Ing. Jan HRACHOVEC	Ing. Jan HRACHOVEC

Ing. Markéta FOUSOVÁ | Ing. Barbora HETZEROVÁ | Ing. Jan HRACHOVEC | Ing. Jan HRACHOVEC

AKCE D35 STARÉ MĚSTO – MOHELNICE, DŮR, IČ vč. zaměření

ČÁST D.1 STAVEBNÍ ČÁST, D.1.8 OBJEKTY POZEMNÍCH STAVEB

OBJEKT SO 762.2-PROTIHLUKOVÉ STĚNY VLEVO PODĚL DÁLNICE D35 V KM 5,431 – 5,589

OBSAH PŘÍLOHY

SITUACE

ČÍSLO ZAKÁZKY 1-0603-00/10

DOKUMENTACE DŮR

MĚŘÍTKO 1:1000

DATUM 04.2020

POČET FORMÁTŮ 3xA4

ČÁST D.1.8 | ČÍSLO PŘÍLOHY 762.2.2 | ČÍSLO KOPIE

KÓD

DOKUMENTACI LZE UŽÍMAT POUZE VE SMYSLU PŘÍSLUŠNÉ SMLOUVY O DÍLO. VÝKRES, ČI JEHO ČÁST, MŮŽE BÝT KOPIROVÁN NEBO JINÝM ZPŮSOBEM ROZŠŘOVÁN POUZE PO PŘEDCHOZÍM SOUHLASU PUDIS a.s.