



209 MOST NA D35 V KM 9,499 PŘES POLNÍ CESTU

PODÉLNÝ ŘEZ 1 : 250 (V OSE LEVÉHO TRÁMU LEVÉHO MOSTU)

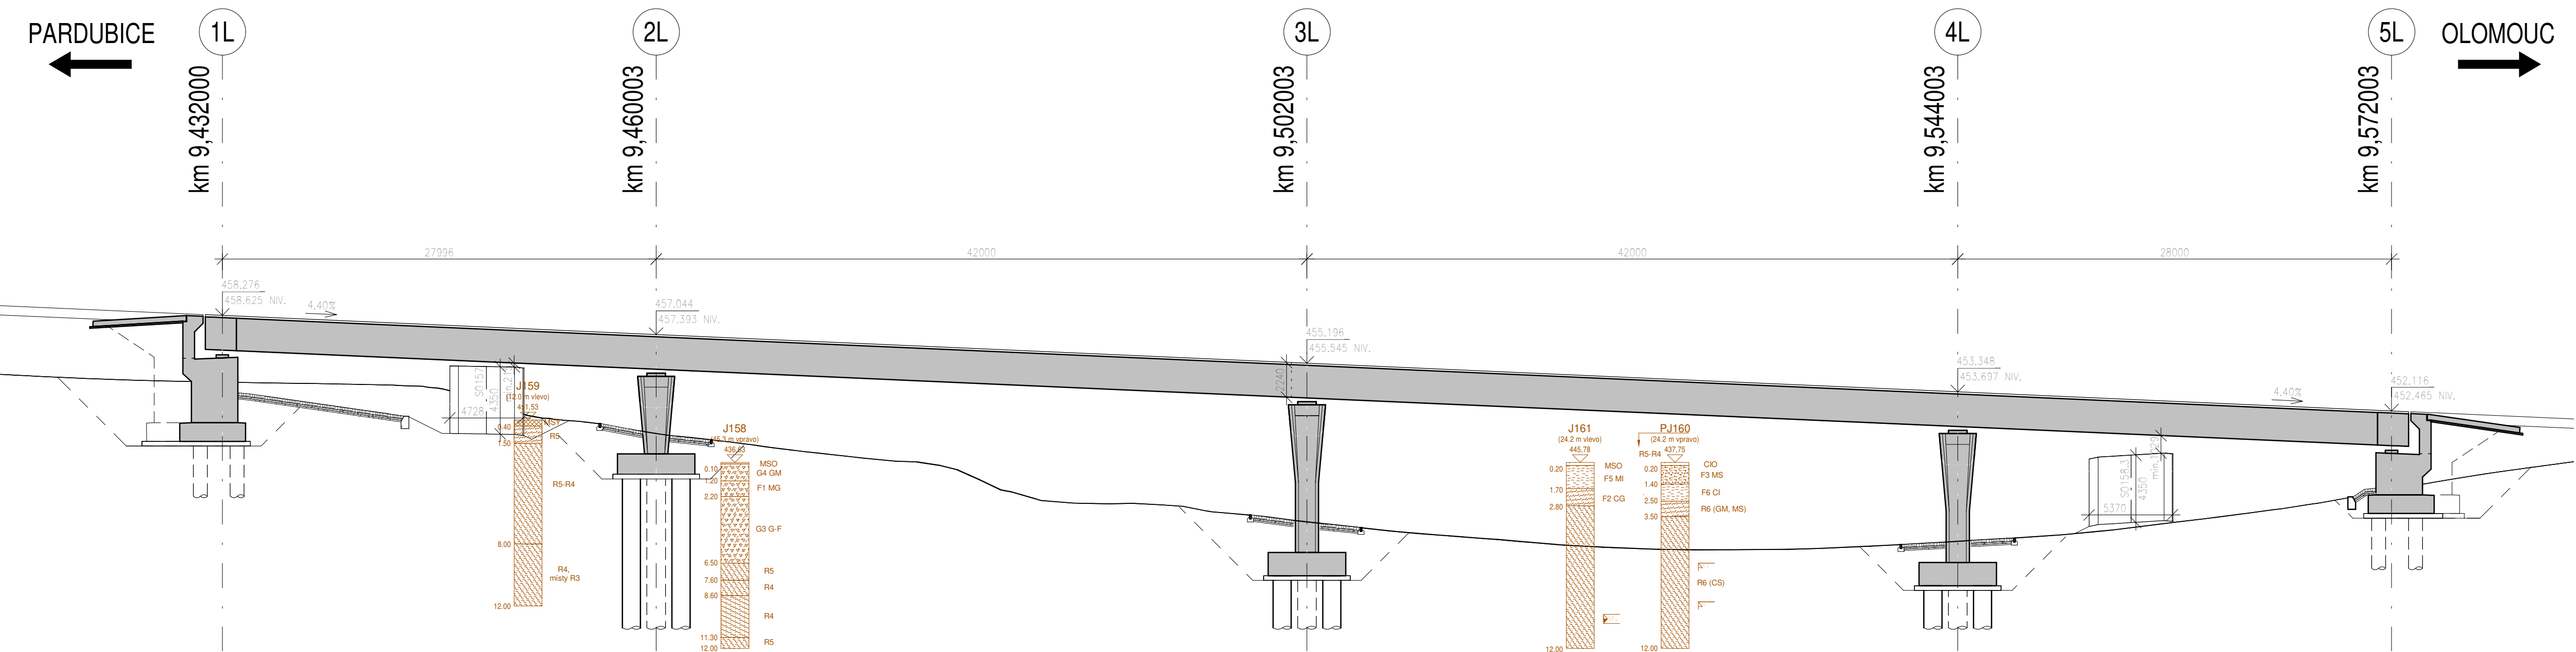


PŮDORYS 1 : 250

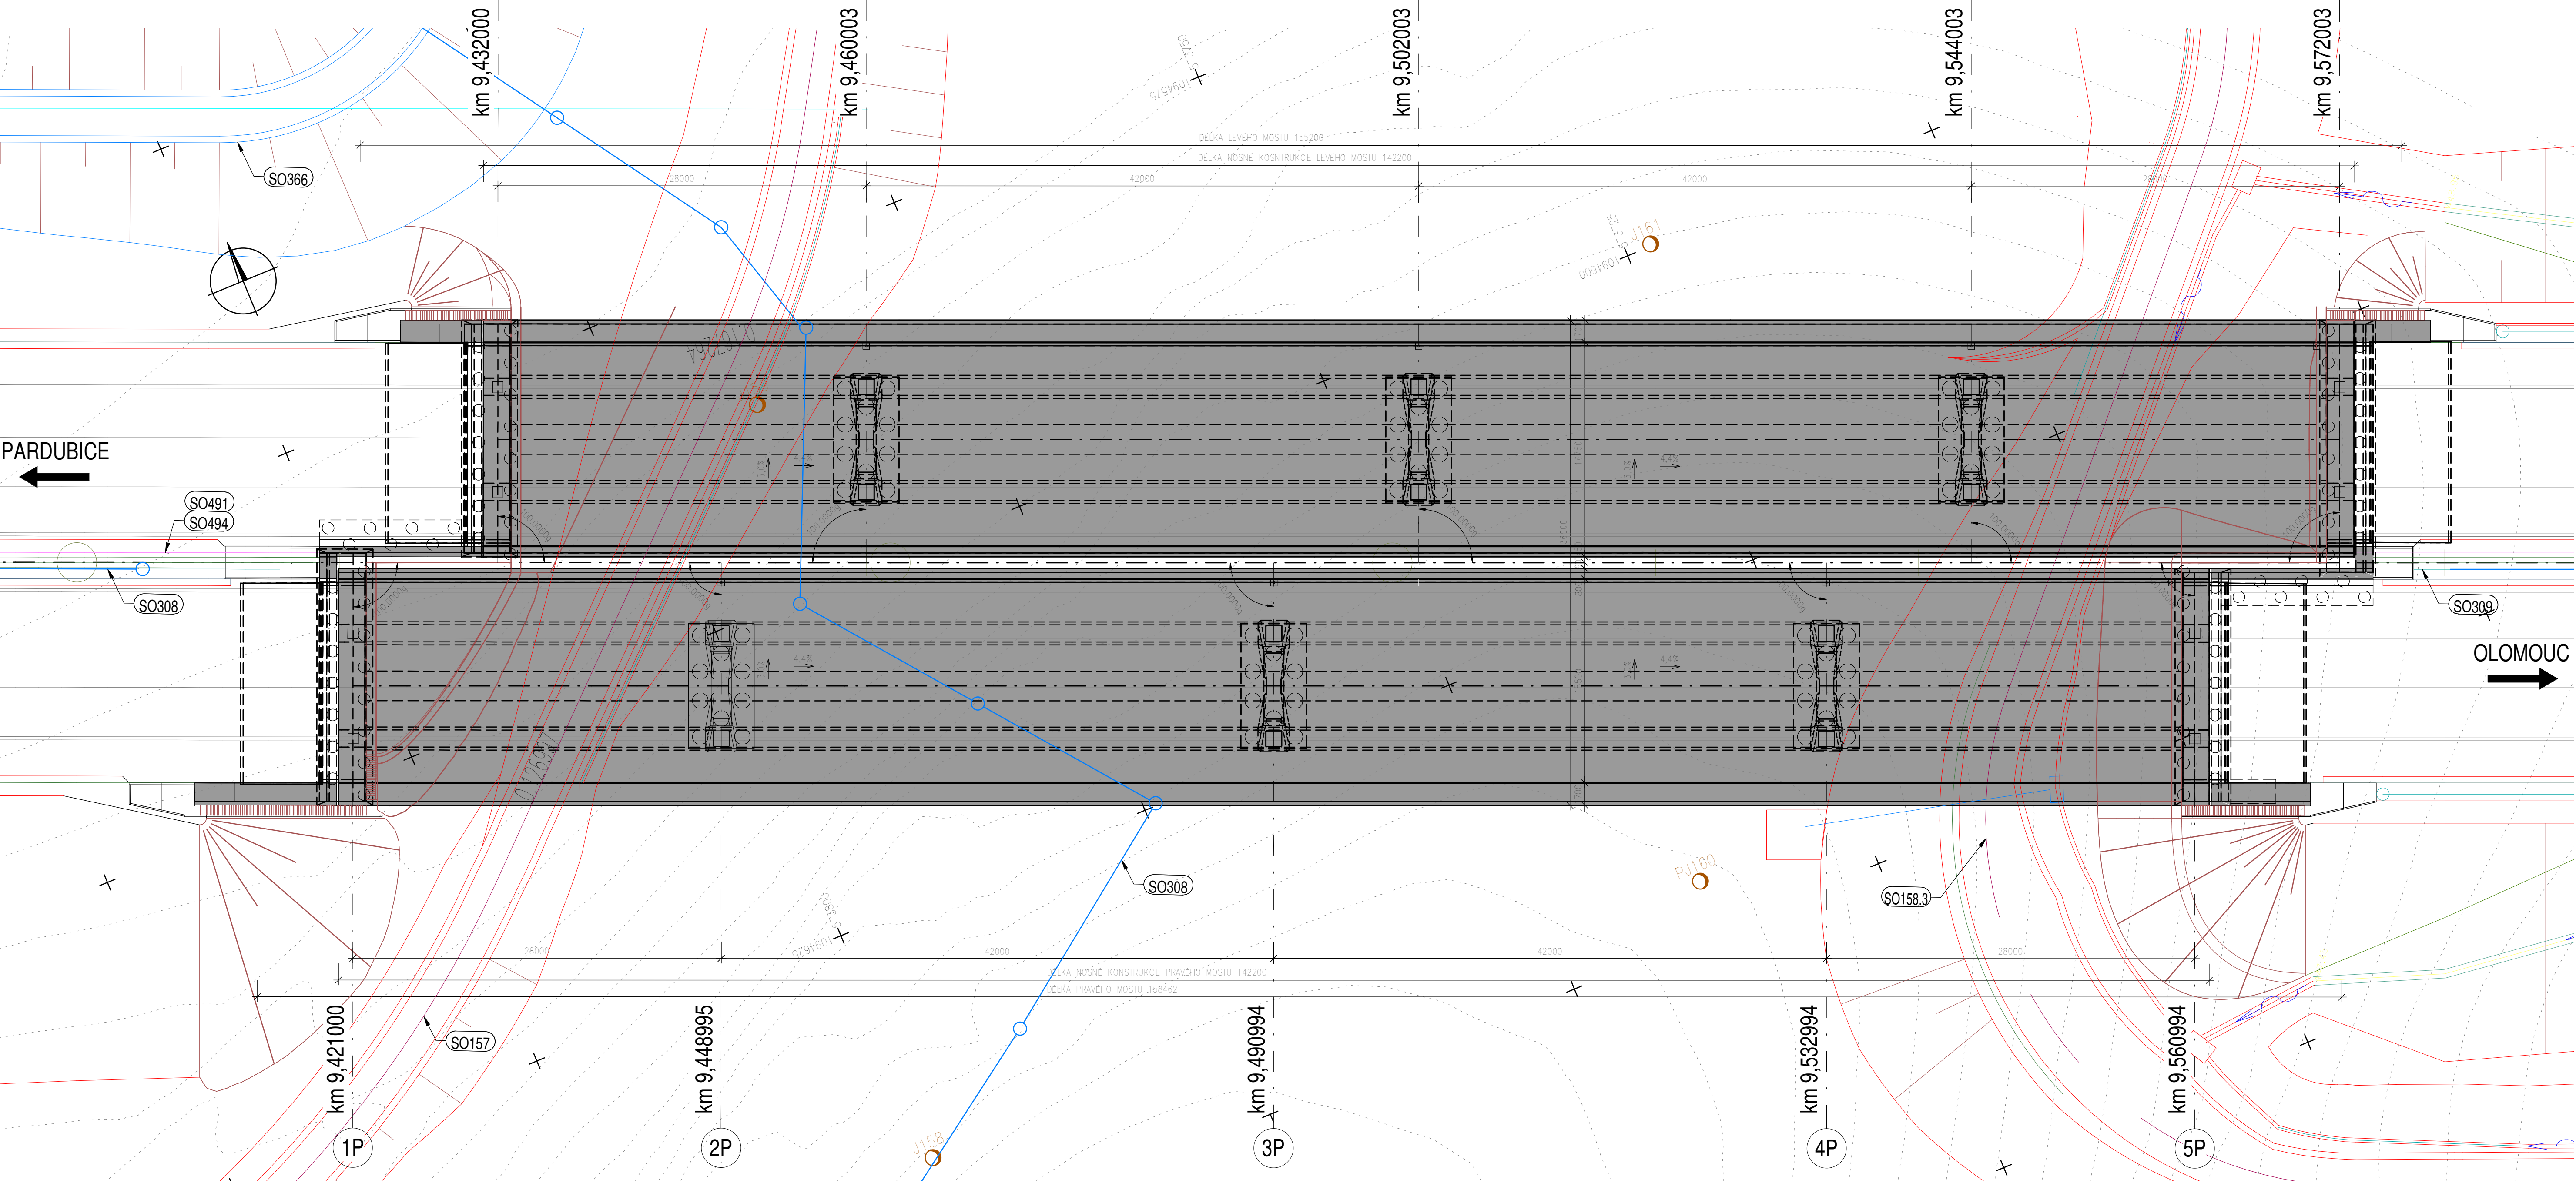

PŘÍČNÝ ŘEZ 1 : 100

(V OSE ULOŽENÍ PODPĚRY 3L)

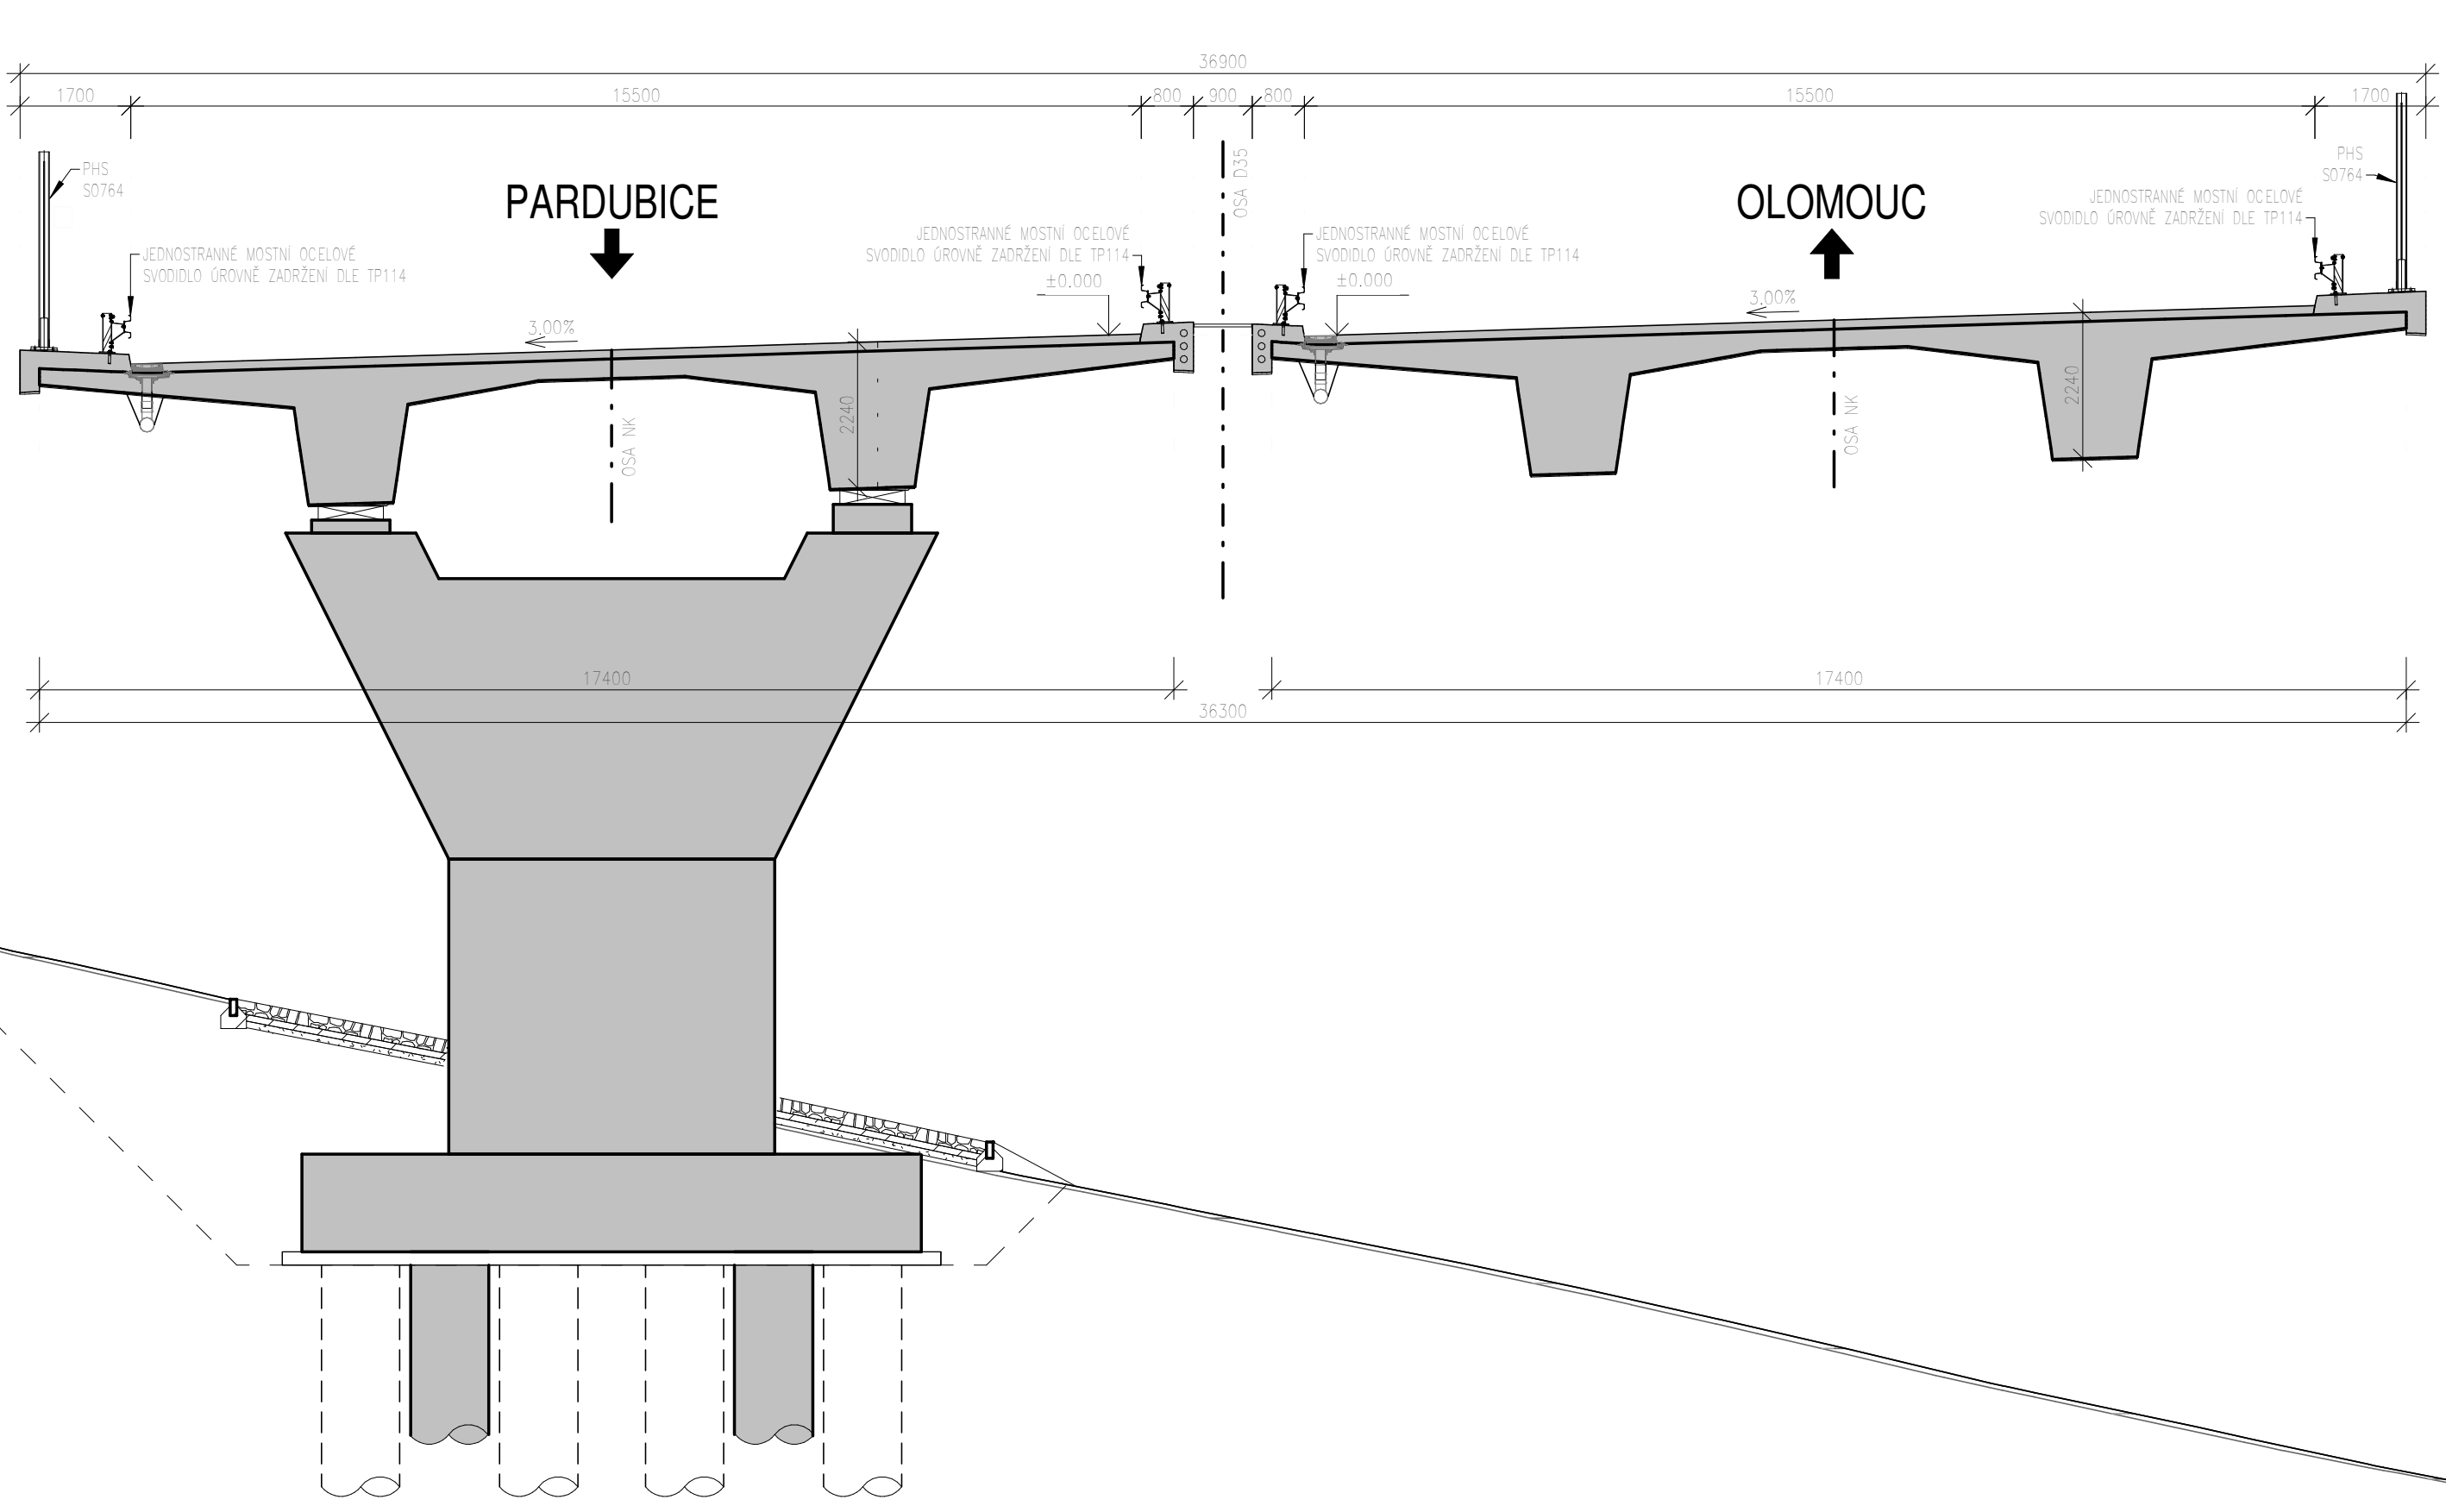

ČÁST D

VÝŠKOVÝ SYSTÉM Bpv SOUŘADNICOVÝ SYSTÉM S-JTSK

OBJEDNATEL PD **ŘSD ČR** ŘEDITELSTVÍ SILNIC A DÁLNIC ČR

ŘEDITELSTVÍ SILNIC A DÁLNIC Na Pankraci 548 56 140 00 Praha 40 IČO: 659 93 390 Číslo smlouvy: 14PT-000556

ZHOTOVITEL PD **SUDOP GROUP, Velké projekty_RS**

VPÚ VPÚ DECO PRAHA a.s. **DOPRAVOPROJEKT BRNO**

PUDIS **SUDOP PRAHA**

HLAVNÍ INŽENÝR PROJEKTU ING. JAN HRACHOVEC

ŘEDITEL ATELIERU	ING. VLADIMÍR NAVRÁTIL	DOPRAVOPROJEKT BRNO Kounicova 271/13, 602 00 BRNO DATUM 04/2020 FORMÁT 12 A4 MĚŘÍTKO 1:250, 1:100 Č. ZAKÁZKY 19-003-A1-OUR ÚČEL DŮR Č. SOUPRAVY ČÁST PRÍLOHA D.1.2 209.3
HLAVNÍ INŽENÝR PROJEKTU	ING. JAN HRACHOVEC	
ZODPOVĚDNÝ PROJEKTANT	ING. OLDRICH KABELKA	
VYPRACOVAL	ING. DOMINIK HOCHMAN	
KONTROLOVAL	ING. VLADIMÍR NAVRÁTIL	DŮR Č. SOUPRAVY ČÁST PRÍLOHA D.1.2 209.3
NÁZEV AKCE	ING. VLADIMÍR NAVRÁTIL	
OBJEKT	SO 209 - MOST NA D35 V KM 9,499 PŘES POLNÍ CESTU	
PRÍLOHA	PŘEHLEDNÝ VÝKRES	