

LEGENDA INŽENÝRSKÝCH SÍTÍ :


- podzemní:
- stávající plynovod VTL

stávající plynovod VTL rušený

navržený VTL plynovod

LEGENDA :

512 512 - PŘELOŽKA VTL PLYNOVODU DN200 v km 17,184

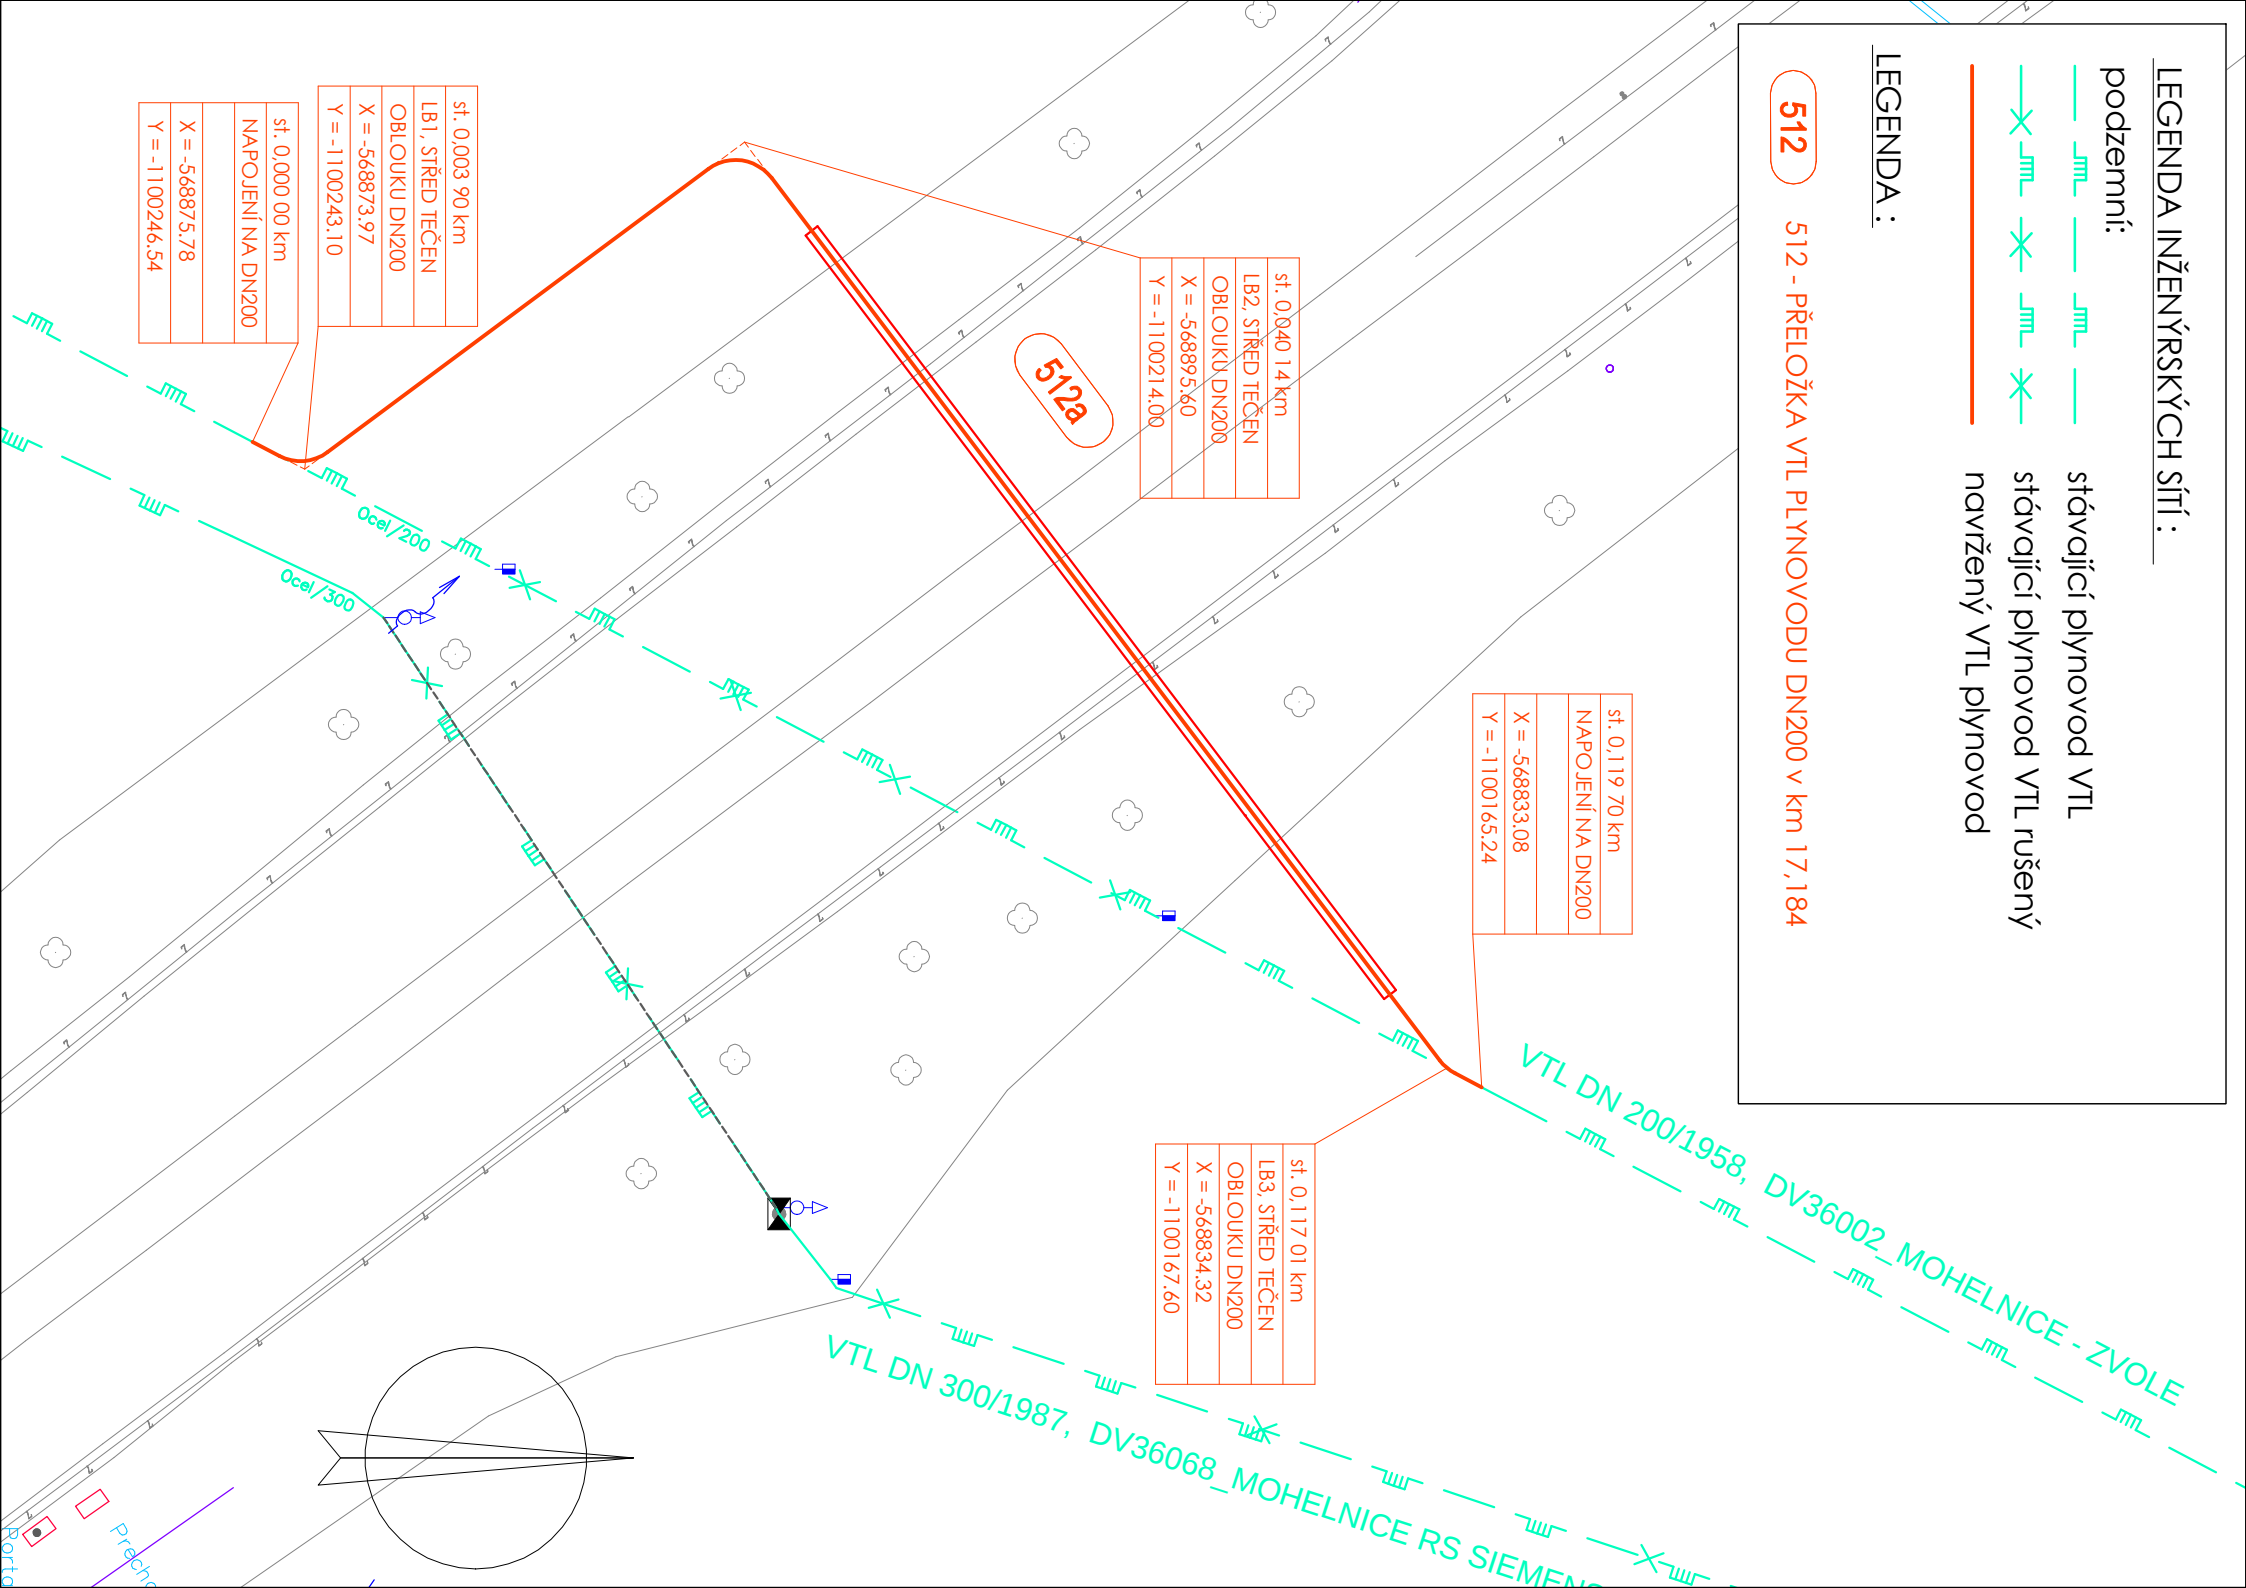

ČÁST D

VÝŠKOVÝ SYSTÉM BpV

SOUŘADNICOVÝ SYSTÉM S-JTSK

OBJEDNATEL PD



ŘEDITELSTVÍ SILNIC A DÁLNIC ČR

Číslo smlouvy: 14PT-000556

ŘEDITELSTVÍ SILNIC A DÁLNIC

Na Pankráci 546/56

140 00 Praha 40

IČO: 659 93 390

ZHOTOVITEL PD

SUDOP GROUP _Velké projekty_ RS



VPÚ DECO PRAHA a.s.



Zastoupené společností
VPÚ DECO PRAHA a.s.
Podbabská 101/4/20
160 00 Praha 6
IČO: 601 93 280

HLAVNÍ INŽENÝR PROJEKTU

ING. JAN HRACHOVEC

ŘEDITEL ATELIERU

MARTIN BUČEK

HLAVNÍ INŽENÝR PROJEKTU

ING. JAN HRACHOVEC

ZODPOVĚDNÝ PROJEKTANT

ING. P. MIČUNEK

VYPRACOVAL

ING. P. MIČUNEK

KONTROLOVAL

ING. VLADIMÍR NAVRÁTIL

NÁZEV AKCE

D35 STARÉ MĚSTO - MOHELNICE, DÚR, IČ vč. zaměření

ČÁST

D.1 STAVEBNÍ ČÁST, D.1. MOSTNÍ OBJEKTY A ZDI

OBJEKT

512 - PŘELOŽKA VTL PLYNOVODU DN200 v km 17,184

PŘÍLOHA

VYTÝČOVACÍ SITUACE

DOKUMENTACE LZE UŽÍVAT POUZE VE SMYSLU PŘÍSLUŠNÉ SMLOUVY O DÍLO, VYKRES, ČI JEHO ČÁSTI, MŮŽE BÝT KOPÍROVÁN NEBO JINAK ZPŮSOBEM ROZŠÍŘOVÁN POUZE PO PŘEDCHOZÍM SOUHLASU DOPRAVOPROJEKT BRNO a.s.

PLYN
PROJEKT



DATUM 04/2020

FORMÁT 2 x A4

MĚŘÍTKO 1:500

Č. ZAKÁZKY 19-003-A1-DUR

ÚČEL DÚR

Č. SOUPRAVY ČÁST PŘÍLOHA

D.1.9 512.5a