


# SO 101 SITUACE - část 3 M 1:2000

- LEGENDA:**
- VOZOVKA HLAVNÍ TRASY  
ASFALTOVÝ KRYT
  - VÝKOP
  - NÁSYP
  - NOVÉ HRANY
  - HRANY ZAMĚŘENÍ
  - HRANY KATASTRU
  - PHS
  - OPLOČENÍ DÁLNIČE
  - TRVALÝ ZÁBOR
  - DOČASNÝ ZÁBOR

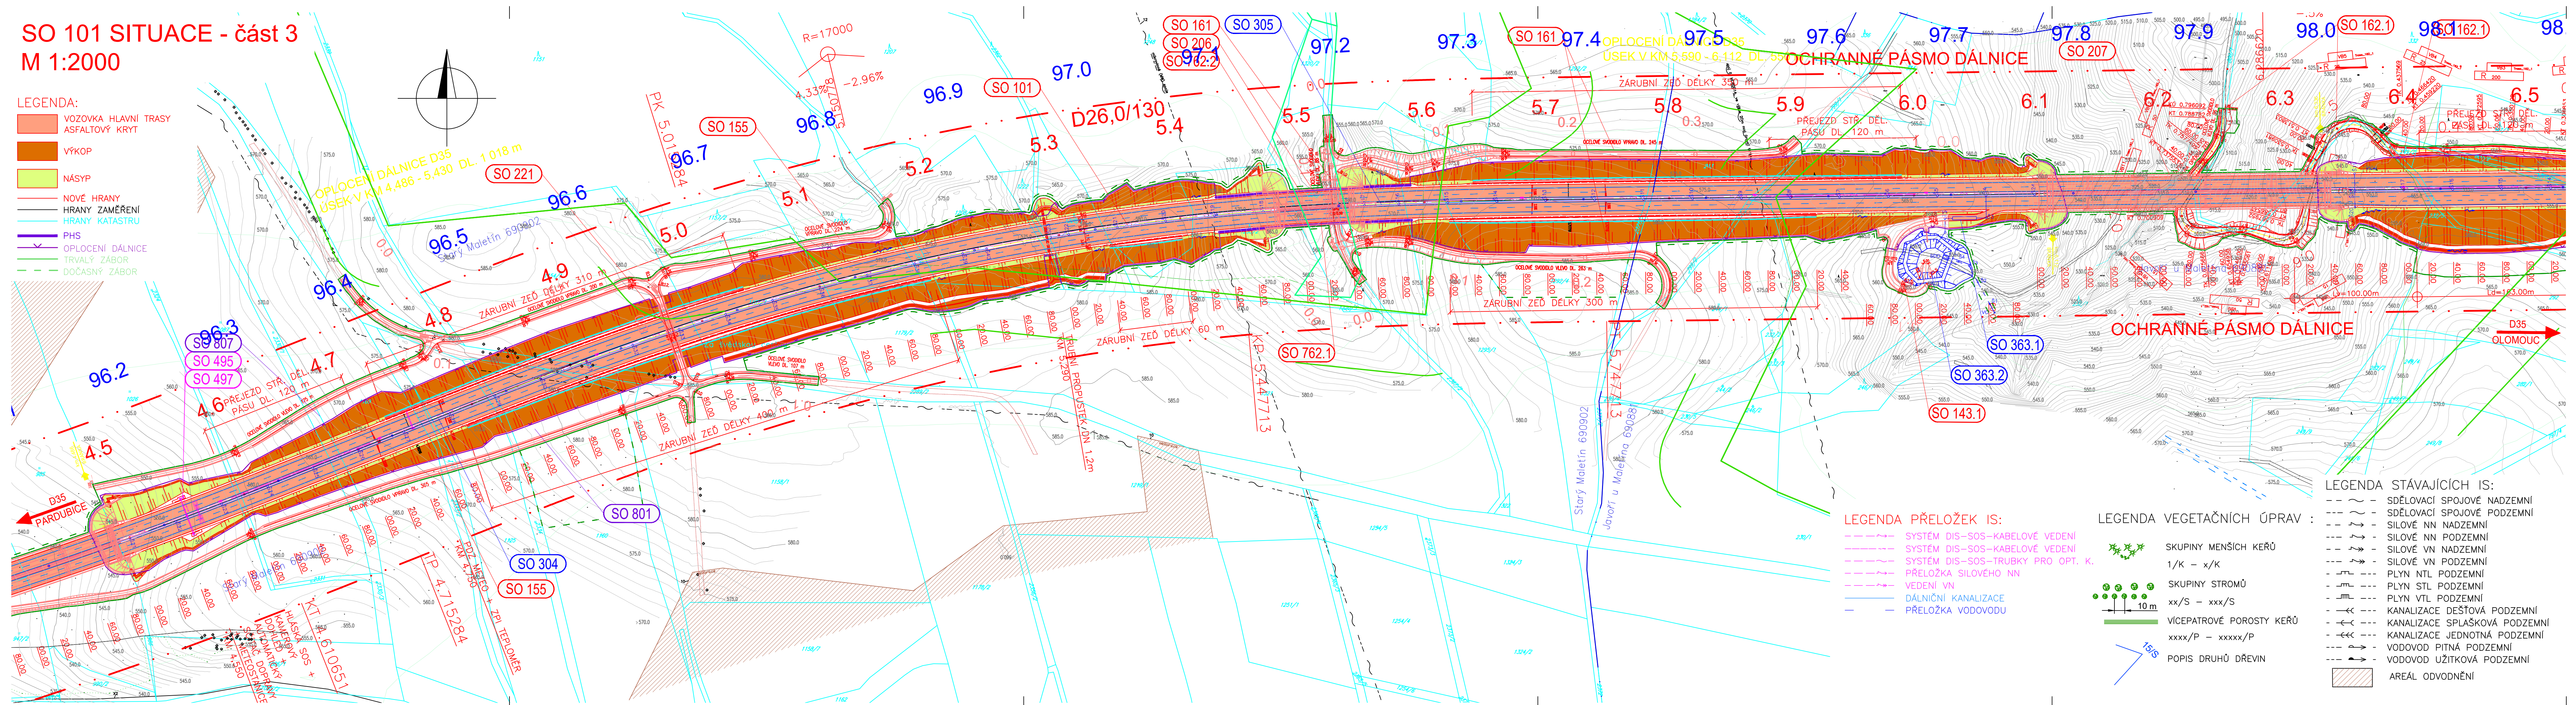

### LEGENDA PŘELOŽEK IS:

- SYSTÉM DIS-SOS-KABELOVÉ VEDENÍ
- SYSTÉM DIS-SOS-KABELOVÉ VEDENÍ
- SYSTÉM DIS-SOS-TRUBKY PRO OPT. K.
- PŘELOŽKA SILOVÉHO NN
- VEDENÍ VN
- DÁLNIČNÍ KANALIZACE
- PŘELOŽKA VODOVODU

### LEGENDA VEGETAČNÍCH ÚPRAV:

- SKUPINY MENŠÍCH KEŘŮ  
1/K - x/K
- SKUPINY STROMŮ  
xx/S - xxx/S
- VÍCEPATROVÉ POROSTY KEŘŮ  
xxxx/P - xxxxx/P
- POPIS DRUHŮ DŘEVIN

### LEGENDA STÁVAJÍCÍCH IS:

- SDĚLOVACÍ SPOJOVÉ NADZEMNÍ
- SDĚLOVACÍ SPOJOVÉ PODZEMNÍ
- SILOVÉ NN NADZEMNÍ
- SILOVÉ NN PODZEMNÍ
- SILOVÉ VN NADZEMNÍ
- SILOVÉ VN PODZEMNÍ
- PLYN NTL PODZEMNÍ
- PLYN STL PODZEMNÍ
- PLYN VTL PODZEMNÍ
- KANALIZACE DEŠŤOVÁ PODZEMNÍ
- KANALIZACE SPLAŠKOVÁ PODZEMNÍ
- KANALIZACE JEDNOTNÁ PODZEMNÍ
- VODOVOD PÍTNÁ PODZEMNÍ
- VODOVOD UŽITKOVÁ PODZEMNÍ
- AREÁL ODVODNĚNÍ

## ČÁST D

VÝŠKOVÝ SYSTÉM BpV      SOUŘADNICOVÝ SYSTÉM S-JTSK

**OBJEDNATEL PD**      ŘEDITELSTVÍ SILNIC A DÁLNIC

**ŘSD ČR**      Na Pankráči 546/56  
140 00 Praha 40  
IČO: 659 93 390

Číslo smlouvy: 14PT-000556

**ZHOTOVITEL PD**      SUDOP GROUP\_Velké projekty\_RS

**VPÚ DECO PRAHA a.s.**      DOPRAVOPROJEKT BRNO

**PUDIS**      Zastoupené společností PUDIS a.s.  
Podbabská 1014/20  
160 00 Praha 6  
IČO: 452 72 891

**SUDOP PRAHA**

HLAVNÍ INŽENÝR PROJEKTU      ING. JAN HRACHOVEC

<b>PROJEKTOVÁ, PRŮZKUMNÁ A KONZULTAČNÍ ORGANIZACE</b>				<b>PUDIS</b>	
tel.: +420 287 004 111				info@pudis.cz	
PUDIS a.s., PODBABSKÁ 1014/20, 160 00 PRAHA 6				www.pudis.cz	
PROJEKTANT	VYPRACOVAL	KONTROLA	HIP	STŘEDISKO SILNIC A DÁLNIC II.	
Ing. Martin Karda	Ing. Martin Karda	Ing. Jan Hrachovec	Ing. Jan Hrachovec	ČÍSLO ZAKÁZKY 1-0603-00/10	
AKCE D35 STARÉ MĚSTO - MOHELNICE, DŮR, IČ vč. zaměření				DOKUMENTACE DŮR	
D.1 STAVEBNÍ ČÁST, D.1.1 OBJEKTY POZEMNÍCH KOMUNIKACÍ				MĚŘÍTKO 1:2000	
SO 101 - DÁLNIČE D35 HLAVNÍ TRASA				DATUM 04.2020	
OBSAH PŘÍLOHY				POČET FORMÁTŮ 6x44	
SITUACE - ČÁST 3				ČÁST D.1.1	
				ČÍSLO PŘÍLOHY 101.2.3	
				KÓD	
DOKUMENTACE LZE UŽÍVAT POUZE VĚ SMĚRU PŘESLUŠNÉ SMLOUVY O DÍLO, VÝKRES, ČI JEHO ČÁSTI, MŮŽE BÝT KOPÍROVÁN NEBO JINÝM ZPŮSOBEM ROZŠÍŘOVÁN POUZE PO PŘEDCHOZÍM SOHLASÍ PUDIS a.s.					