


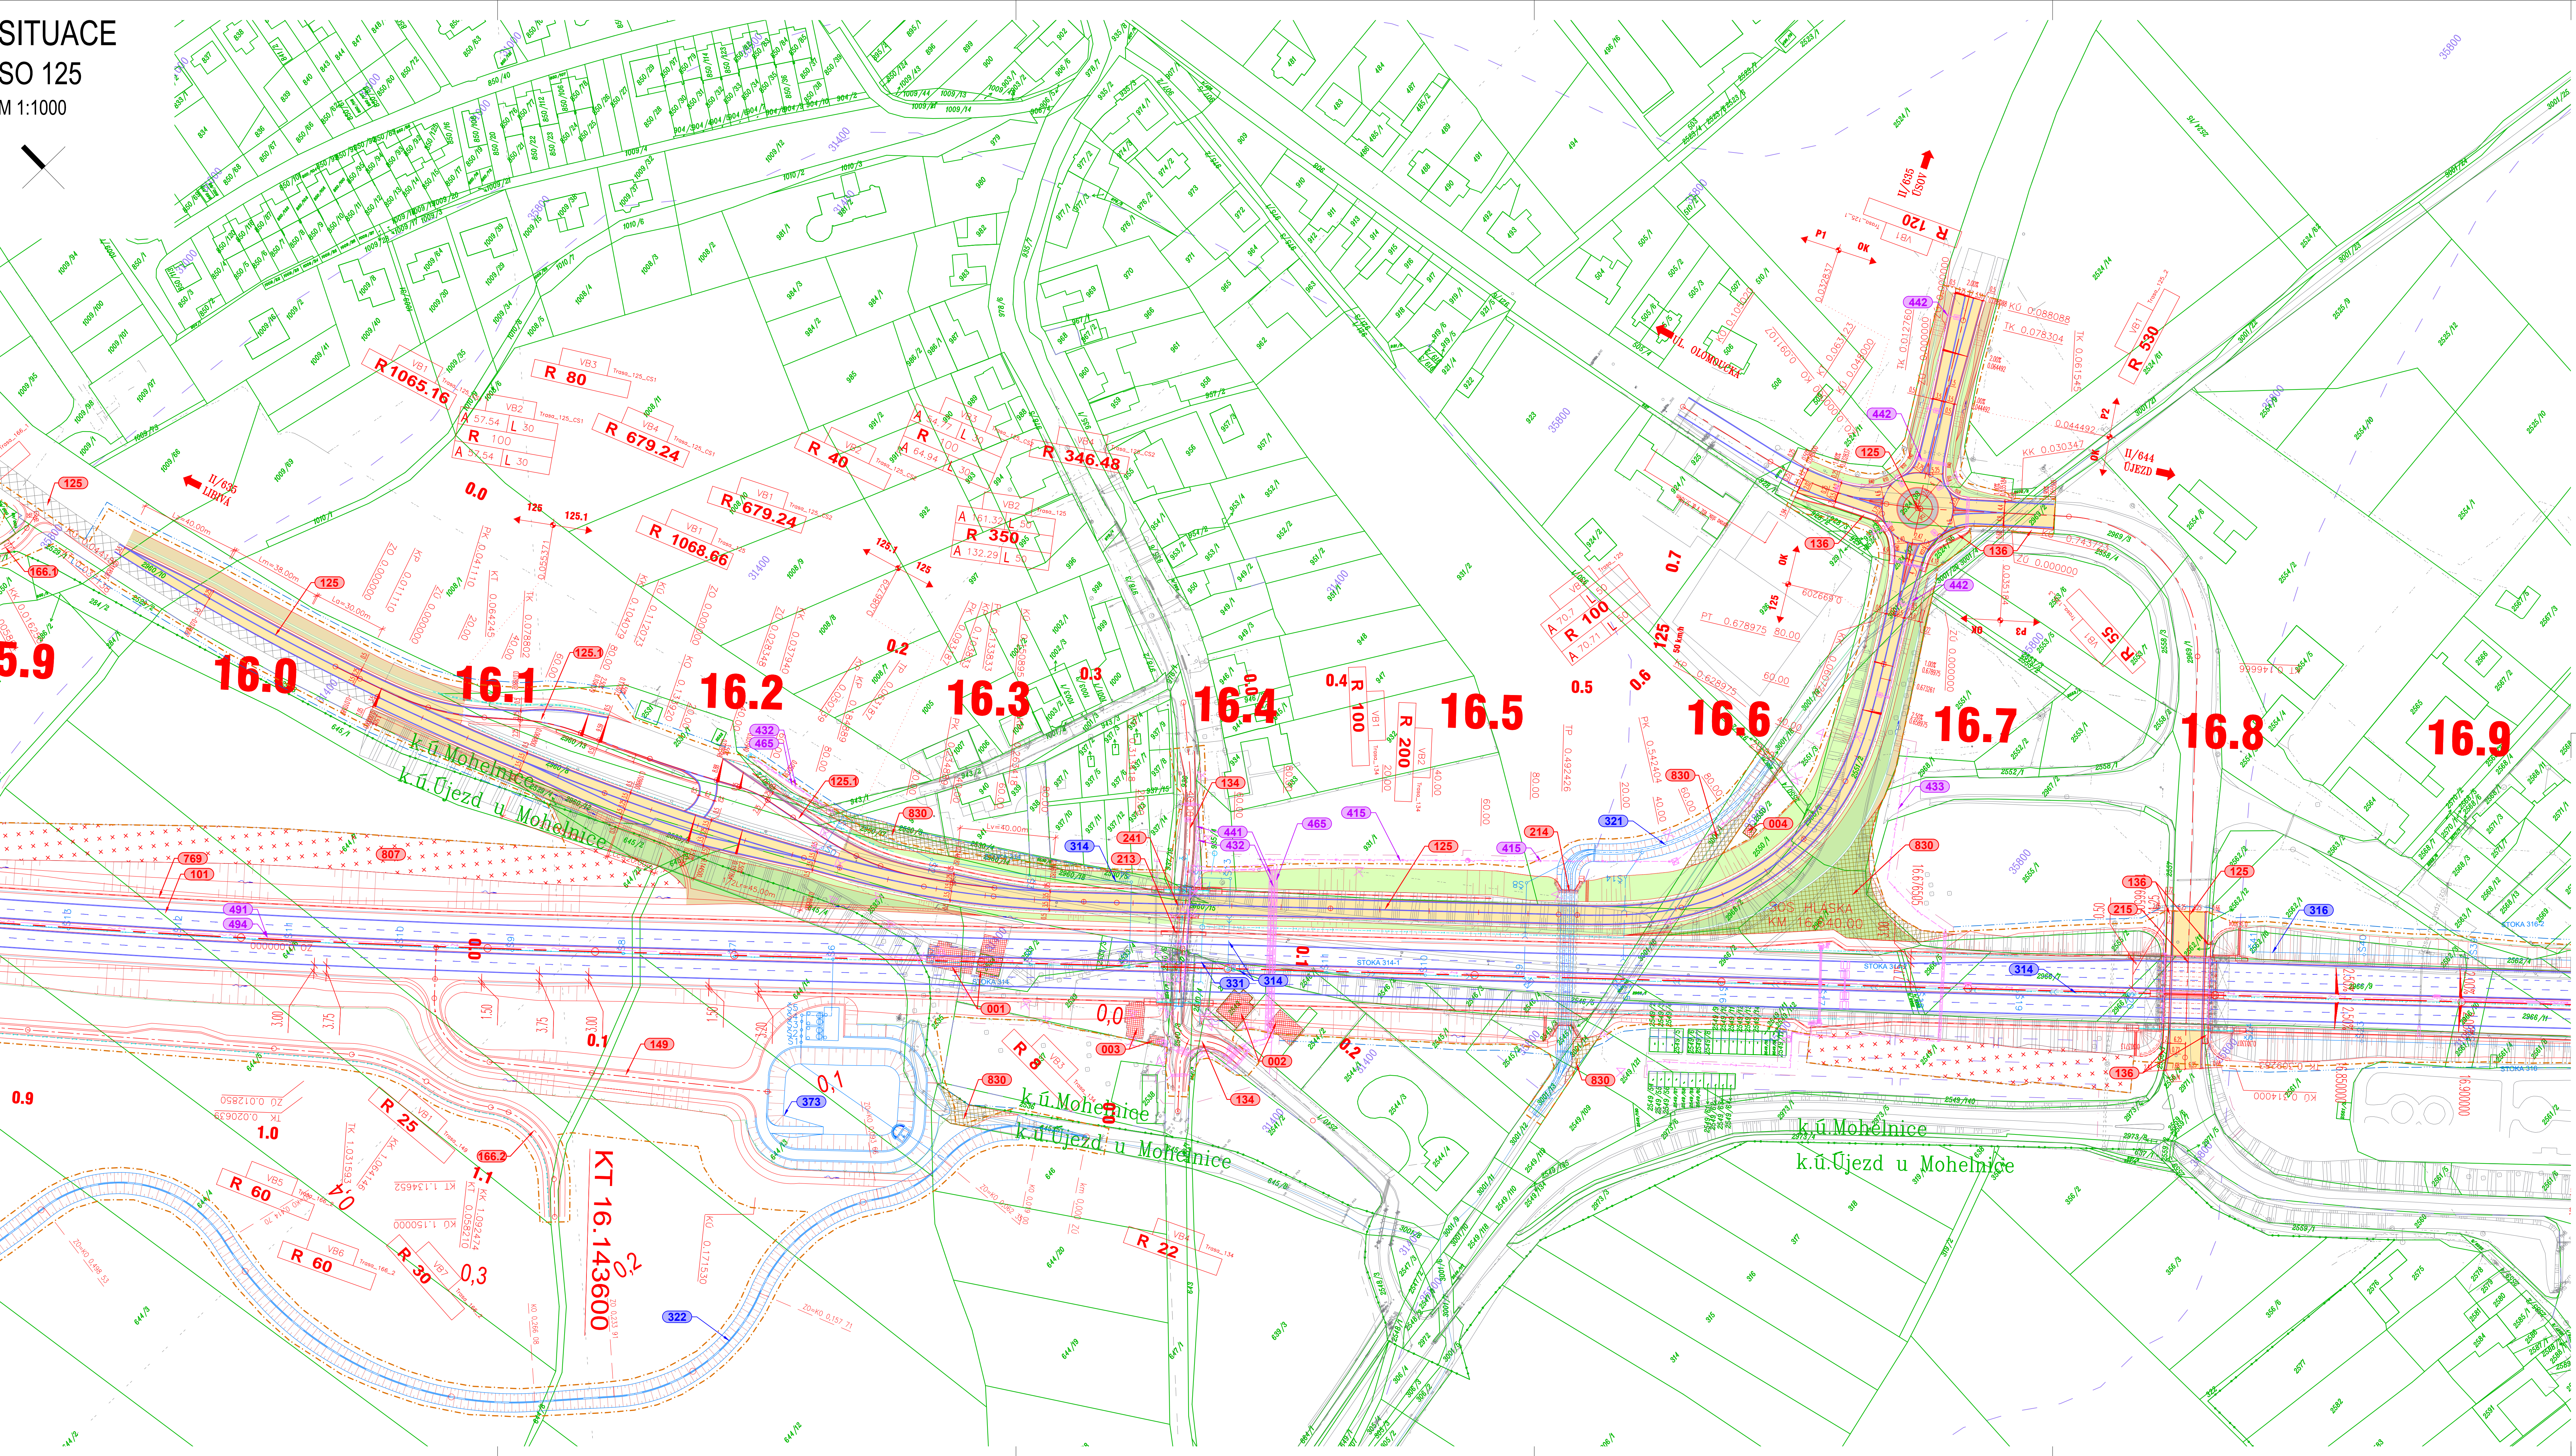

LEGENDA:		LEGENDA PLOCH:	
LEGENDA ČAR:		OCHRANNÁ PÁSMA POZEMNÍCH KOMUNIKACÍ	
		NOVÉ SVAHY SILNIČNÍHO TĚLESA	
		STÁVAJÍCÍ STAV	
		OCELOVÁ SVODILA	
		NAVAZUJÍCÍ STAVBY	
		VODOROVNÉ DOPRAVNÍ ZNAČENÍ	
		PŘÍKOPOVÁ TVÁRNICE	
		DRENAŽ / DRENAŽNÍ SACHTICE	
		VSAKOVACÍ ZEBRA	
		OPLOČENÍ	
LEGENDA ČÍSLO STAVEBNÍHO OBJEKTU		ZABÝVÁNÍ	
		PROTILUKOVÁ STĚNA	
		HORSKÁ VPUŠT'	
		LAPÁČ SPRÁVENIN	
		ULIČNÍ VPUŠT'	
		SMĚR TOKU	
		PŘÍČNÝ SKLON VOZOVKY	
		HRANICE PARCEL KN	
		HRANICE KATASTRÁLNÍCH ÚZEMÍ	
		TRVALÝ ZÁBOR	
LEGENDA ČÍSLO STAVEBNÍHO OBJEKTU		DOČASNÝ ZÁBOR DO 1 ROKU	
		DOČASNÝ ZÁBOR NAD 1 ROK	
		BPEJ	
		SILNIČNÍ OCHRANNÉ PÁSMA	
		HLAVNÍ VRSTEVNICE	
		VEDLEŠÍ VRSTEVNICE	
		KÁMEN DO BET. LŮŽE	
		NÁSPY	
		TERÉNNÍ ÚPRAVY	
		VÝKOP	
LEGENDA ČÍSLO STAVEBNÍHO OBJEKTU		REKULTIVACE	
		REKULTIVACE DOČASNÉHO ZÁBORU	
		PLOCHY ZÁŘÍZENÍ STAVENISŤE A SKLADKY	
		PŘEDPOKLADANÝ PRŮBĚH STÁVAJÍCÍ SIL. I/44	
		KANALIZACE	
		VODOVOD	
		PLYN - VÝSOKOTLAK	
		SEBĚLOVACÍ VEDENÍ	
		SILOVÉ VEDENÍ NN	
		SILOVÉ VEDENÍ VN	

ČÁST D

VÝŠKOVÝ SYSTÉM Bp

SOUDRACOVÝ SYSTÉM S-JTSK

OBJEDNATEL PD



ŘSD ČR
ŘEDITELSTVÍ SILNIC A DÁLNIC

REDITELSTVÍ SILNIC A DÁLNIC
Na Pankráči 546/56
140 00 Praha 40
IČO: 659 93 590
Číslo smlouvy: 14PT-000556

ZHOTOVITEL PD



SUDOP GROUP - Velké projekty_RS

Zastoupení společnosti
VPU DECO PRAHA a.s.
Podbabská 1014/20
160 00 Praha 6
IČO: 601 93 280

HLAVNÍ INŽENÝR PROJEKTU

ING. JAN HRACHOVEC

REDITEL ATELIERU

ING. VLADIMÍR NAVRÁTIL

HLAVNÍ INŽENÝR PROJEKTU

ING. JAN HRACHOVEC

ZODPOVĚDNÝ PROJEKTANT

ING. IVO KŘEŠ

VYPRACOVAV

ING. VERONIKA TILIHONOVÁ

KONTROLOVAL

ING. VLADIMÍR NAVRÁTIL

NAZEV AKCE

D35 STARÉ MĚSTO - MOHELNICE, DŮR, IČ VČ. ZAMĚŘENÍ

ČÁST

D.1.1 STAVEBNÍ ČÁST, D.1.1 OBJEKTY POZEMNÍCH KOMUNIKACÍ

OBJEKT

SO 125 PŘELOŽKA SILNICE II/635 VČETNĚ OK SE SILNICÍ II/644

PRÍLOHA

SITUACE

DOPRAVOVÝ PROJEKT BRNO

Kounicova 271/13, 602 00 BRNO

DATUM

04/2020

FORMÁT

12 A4

MĚŘÍTKO

1:1000

Č. ZAKÁZKY

19-003-A1-DŮR

ÚČEL

DŮR

Č. SOUPRAVY

D.1.1

ČÁST

125.2

PRÍLOHA

125.2